



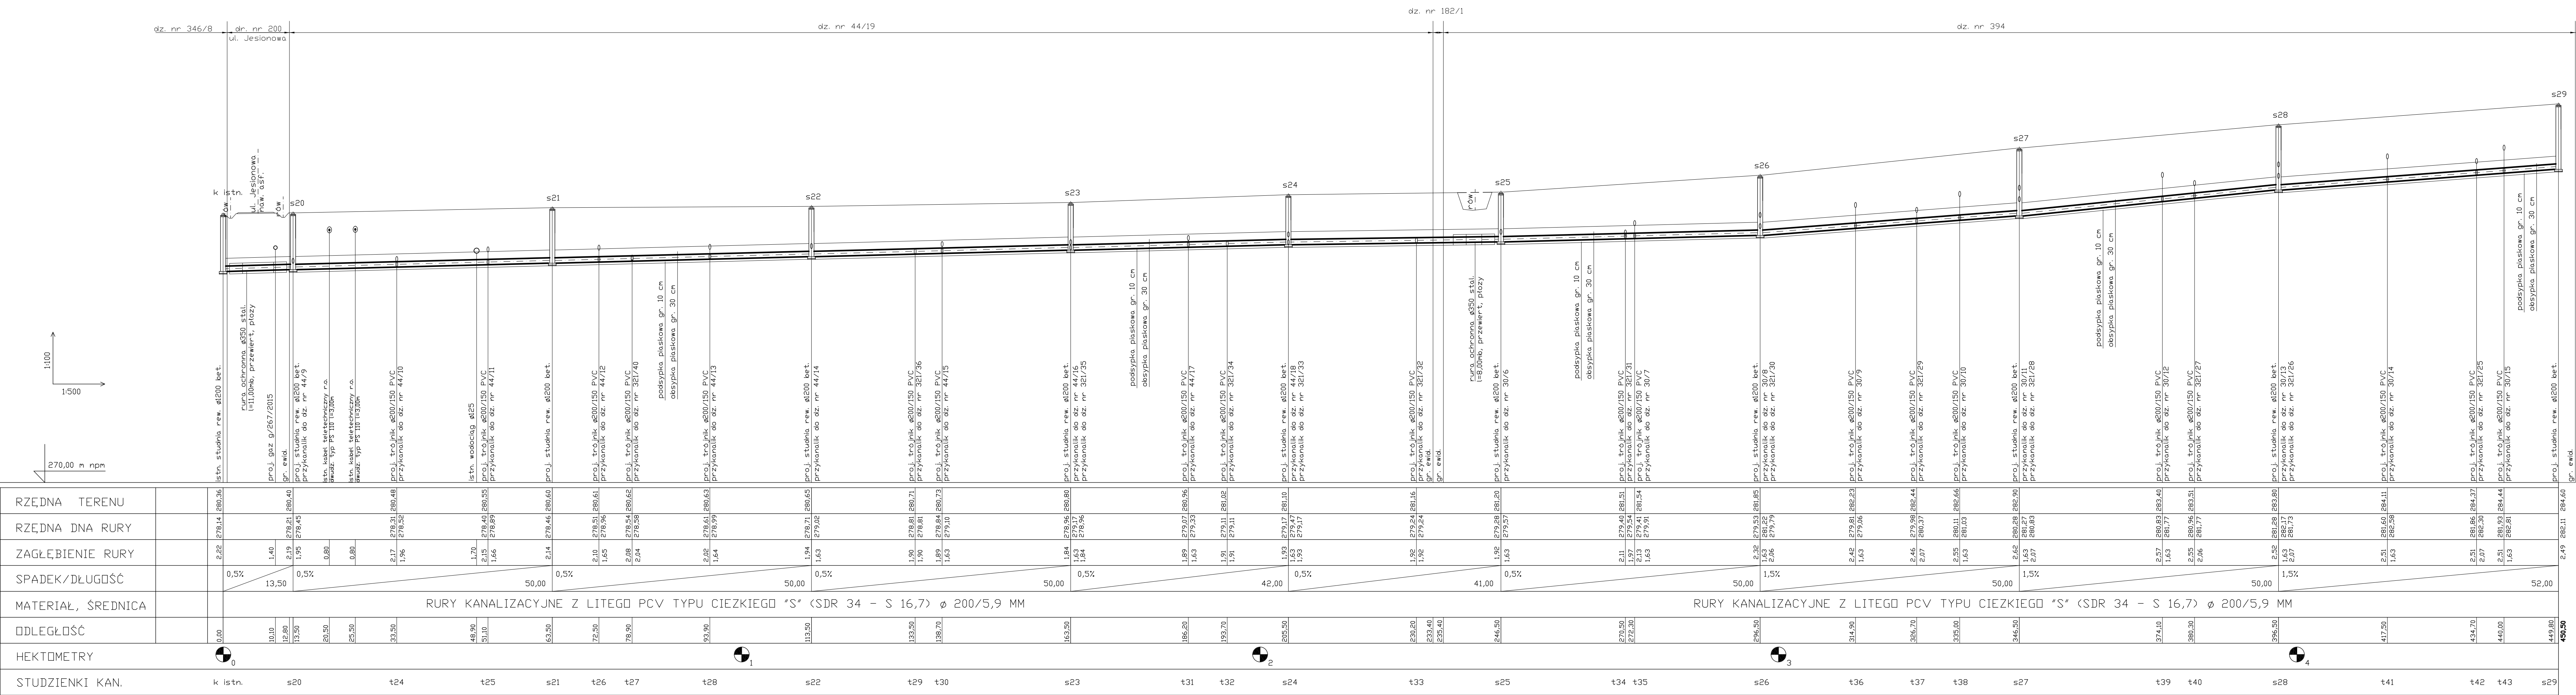

SZCZEGÓŁ POSADOWIENIA RURY
SKALA 1 : 10

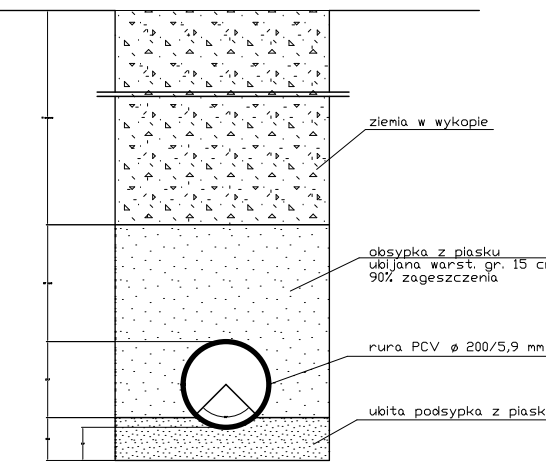

1. Nie wyklucza się istnienia nie zinwentaryzowanego uzbrojenia podziemnego (uzbrojenie zostało naniesione z uzgodnień branżowych oraz bezpośredniego pomiaru w terenie)
2. Rurociąg należy ułożyć na podsypce płaskowej gr. 10cm i dokonać obsypki gr. 30 cm
3. Zabezpieczenie skrzyżowań z kablami (energetycznymi, teletechnicznymi) wykonać rurami ochronnymi, dwudzielnymi typu ARDT A PS 110 l=3,00m na kablach, 4. Przejście poprzeczne pod ul. Jesionową i rowen melioracyjnym wykonać w rurach ochronnych za pomocą przewiertów

PROFIL PODŁUŻNY KANALIZACJI
SANITARNEJ ø200/5,9 PCV
mapa nr 1 (s20-s29)

BIURO USŁUGOWO-HANDLOWE "WOD-BUD" S.C. 42-100 KŁOBUCK UL. PARKOWA 4A TEL.(34)3171848, 601063297(94)			
Rodzaj dokumentacji	Projekt budowlano-wykonawczy bud. wodociągu i sieci kanalizacji sanitarnej na osiedlu w Łyscu.		
Inwestor	GMINA STARCZA		
Treść	Profil podłużny sieci kanalizacji sanitarnej.		
Opracował	STANISŁAW SŁUCH Upr. do kierowania i nadzorowania w zakresie robót instalacyjnych i sieci sanit. Upr. Nr. NT-53861/31/78 Upr. Nr. UAN-53861/84/85	Rys. nr	3
		Skala	1:100/500
Projektował	mrg inż. ŁUKASZ MIRZAK upr. nr: SLK/1059/PWOS/05	Podpis	
		Data	12.2016r.
Sprawdził	mrg inż. PAWEŁ JANUSZEWSKI upr. nr: SLK/5184/PWOS/13		