

Mapa do celów projektowych

Jedn. ewid.: 240416_2 Starcza
 Obręb: 0002 Łysiec
 Łysiec ul. Myśliwska
 Działki ewidencyjne według zakresu
 mapa 6.139.30.13.2.4
 skala 1: 500
 KERG GK6641.4165.2015
 i kład współrzędnych płaskich: 2000/18
 i kład współrzędnych wysokościowych: Króński ad' 86
 i kład współrzędnych wysokościowych: Króński ad' 86
 Mapę wykonał geodeta uuprawiony Andrzej Skrzypski


Agencja Geodezyjno-Kartograficzna
 Andrzej Skrzypski
 200 Gęsiarowa, ul. Focha 7476 m 5
 tel. 833 930 019
 NIP: 573-138-42-88

GEODETA UPRAWNIONY
 Andrzej Skrzypski
 ŚWIADCZENIE NR 16555

6642. 4265. 2016

Wzrost, data urodzenia, data wygaśnięcia uprawnień	2016 12 13
Organ powołujący i podpis powołującego	2016 12 13
Organ powołujący i podpis powołującego	2016 12 13
Andrzej Skrzypski
 INSPEKTOR
 W Wydziale Geodezji i Kartografii

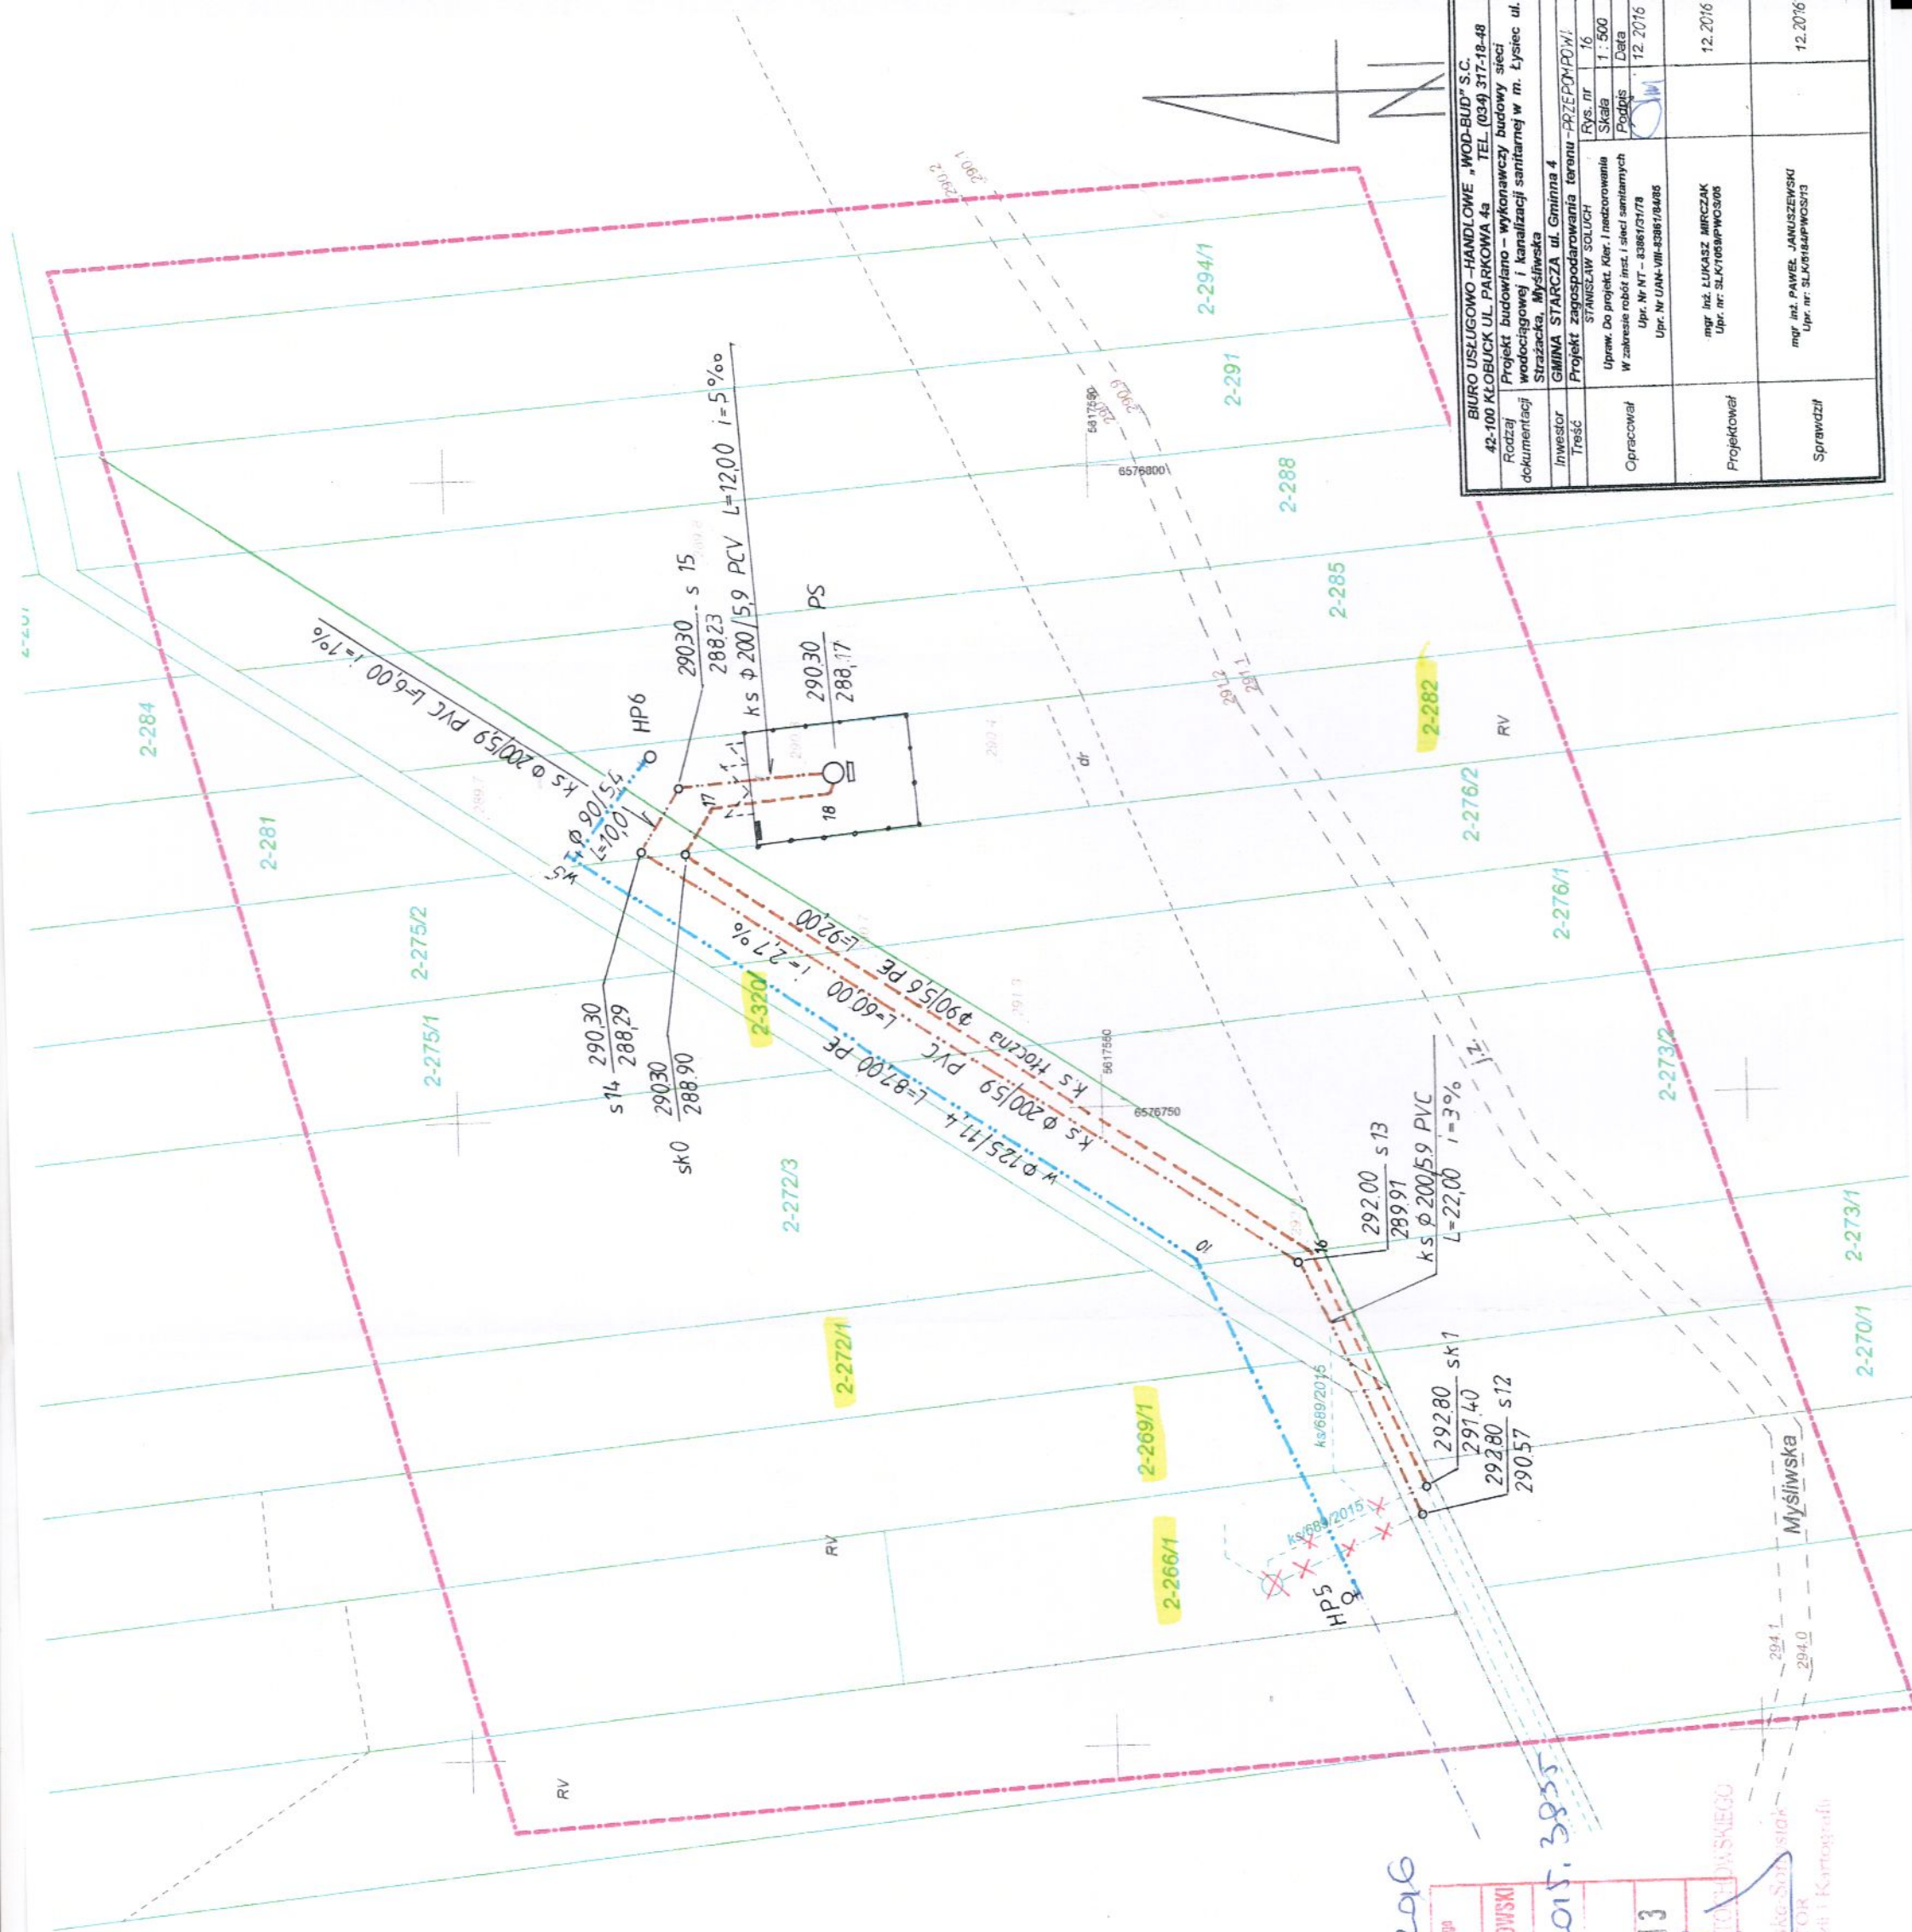

BIURO USŁUGOWO-HANDLOWE „WOD-BUD” S.C. 42-100 KŁOBUCK UL. PARKOWA 4a TEL. (034) 377-18-48	Rodzaj dokumentacji	Projekt budowlano-wykonawczy budowy sieci wodociągowej i kanalizacji sanitarnej w m. Łysiec ul. Starcza, Myśliwska
Investor	Investor	GMINA STARCZA ul. Główna 4
Treść	Treść	Projekt zagospodarowania terenu - PRZEPROJEKT
Opracował	Opracował	mgr inż. LUKASZ MIRCZAK Upr. nr: SLK/1059PWC0305
Projektował	Projektował	mgr inż. PAWEŁ JANUSZEWSKI Upr. nr: SLK/1059PWC0305
Sprawdził	Sprawdził	mgr inż. PAWEŁ JANUSZEWSKI Upr. nr: SLK/1059PWC0305
		12.2016