
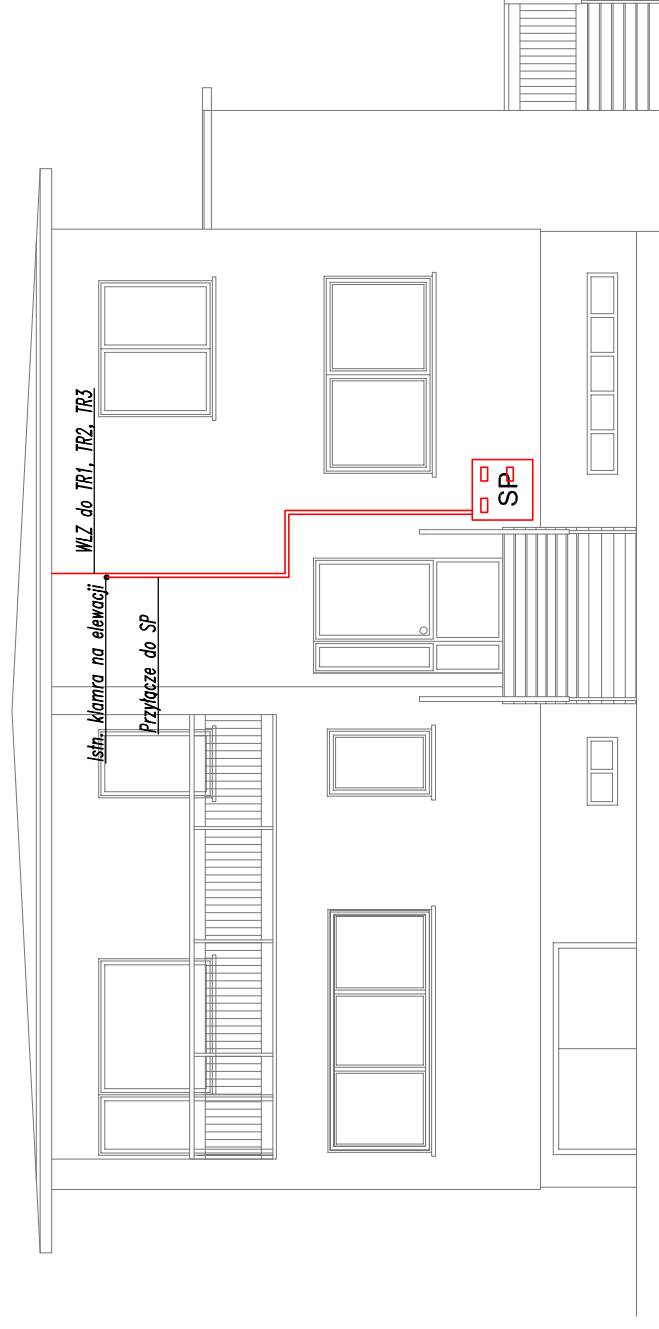


Skala widoku 1:10  
Emiter OSZ 80\*80

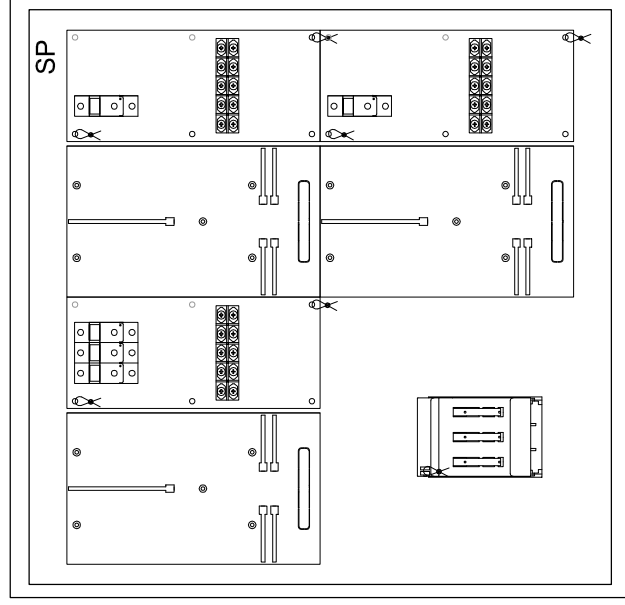

**LEGENDA:**

- SP - szafka pomiarowa
- WLZ - wewnętrzna linia zasilająca
- TR - tablice rozdzielcze

Układ sieci: "TN-S"

Ochrona przeciwporażeniowa: samoczynne szybkie wyłączenie zasilania.

FIRMA HANDLOWO-USŁUGOWA "WEGA"  
mgr inż. Tomasz Soluch  
ul. Strażacka 1 42-125 Kamyk



OBIEKT: Gminny ośrodek zdrowia w miejscowości Własna ul. Żarawa 3 gm. Starcza, dz. nr ewid. 19/4 k.m.1.

TEMAT: Budowa wewnętrznych instalacji elektrycznych.

Projektant: mgr inż. Tomasz Soluch  
upr. budowlane nr SLK/1079/P00E/05

Sprawdził: mgr inż. Bogdan Sośniak  
spec. instalacyjno-inżynierska UAN VIII 7342/65/94

Skala 1:100 Rys. 7. Widok szafki pomiarowej SP. kwiecień 2008