


SZCZEGÓŁ POSADOWIENIA RURY

SKALA 1:10

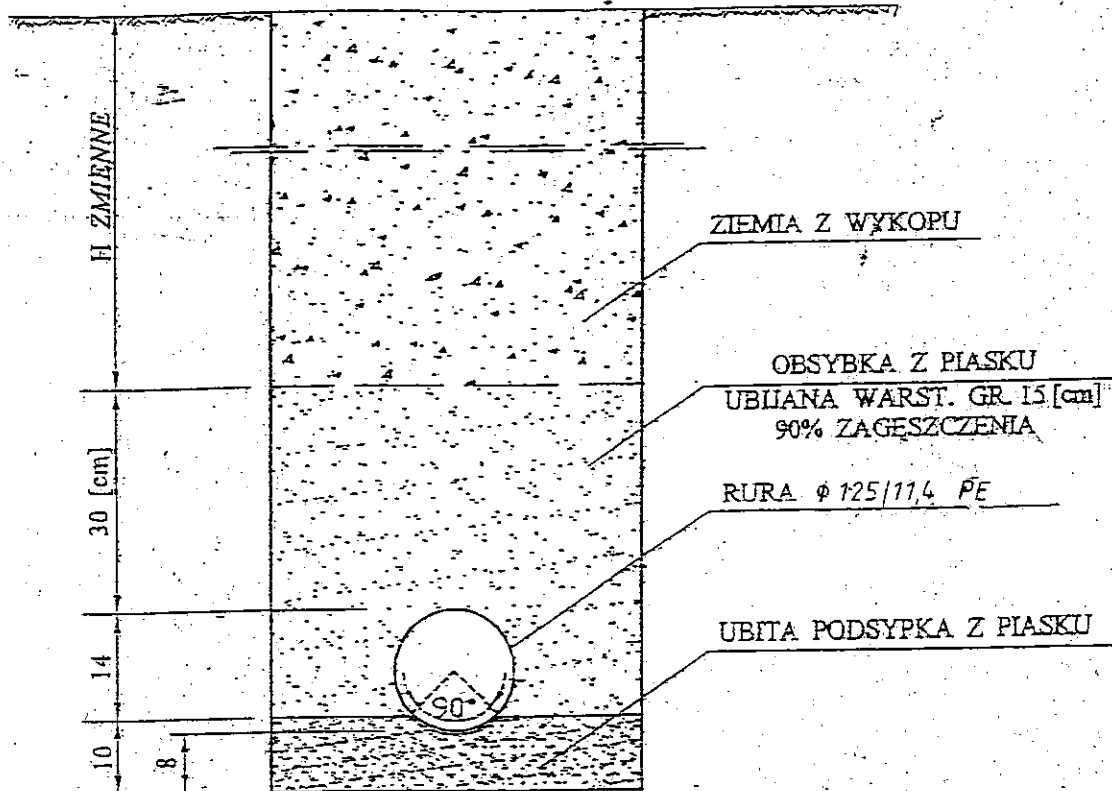

STAROSTWO POWIATOWE
w CZĘSTOCHOWIE

BIURO USŁUGOWO - PROJEKTOWE „WODOPROJEKT P” 42-100 KŁOBUCK UL. PARKOWA 4a TEL. (034) 317-18-48			
Obiekt	SIEĆ WODOCIĄGOWA Ø 125/11,4 PE		
Inwestor	URZĄD GMINY STARCZA		
Adres	STARCZA - ŁYSIEC		
Treść	Projekt budowlany zagospodarowania terenu		
Opracował	mgr inż. PAWEŁ RAJCA Upr. do projekt. kier. i nadzorowania w zakresie robót inst. i sieci sanitarnych Upr. Nr NT - 83861/31/73 Upr. Nr UAN-VIII-83861/84/85	Rys. nr	2 „A”
		Skala	1 : 1000
		Podpis	Data
			06. 2008r.
Projektował	mgr inż. PAWEŁ RAJCA upr. nr SLK/C283/PWOS/04 Upr. do projekt. kier. i nadzorowania w zakresie robót inst. i sieci sanitarnych Upr. Nr NT - 83861/31/73 Upr. Nr UAN-VIII-83861/84/85		
Sprawdził	mgr inż. KURSUSZ MŁCZAK Upr. do projekt. kier. i nadzorowania w zakresie robót inst. i sieci sanitarnych Upr. Nr NT - 83861/31/73 Upr. Nr UAN-VIII-83861/84/85		

Nr ewid: SLK/1000/PWOS/05

