


RZUT PIWNIC

1:100

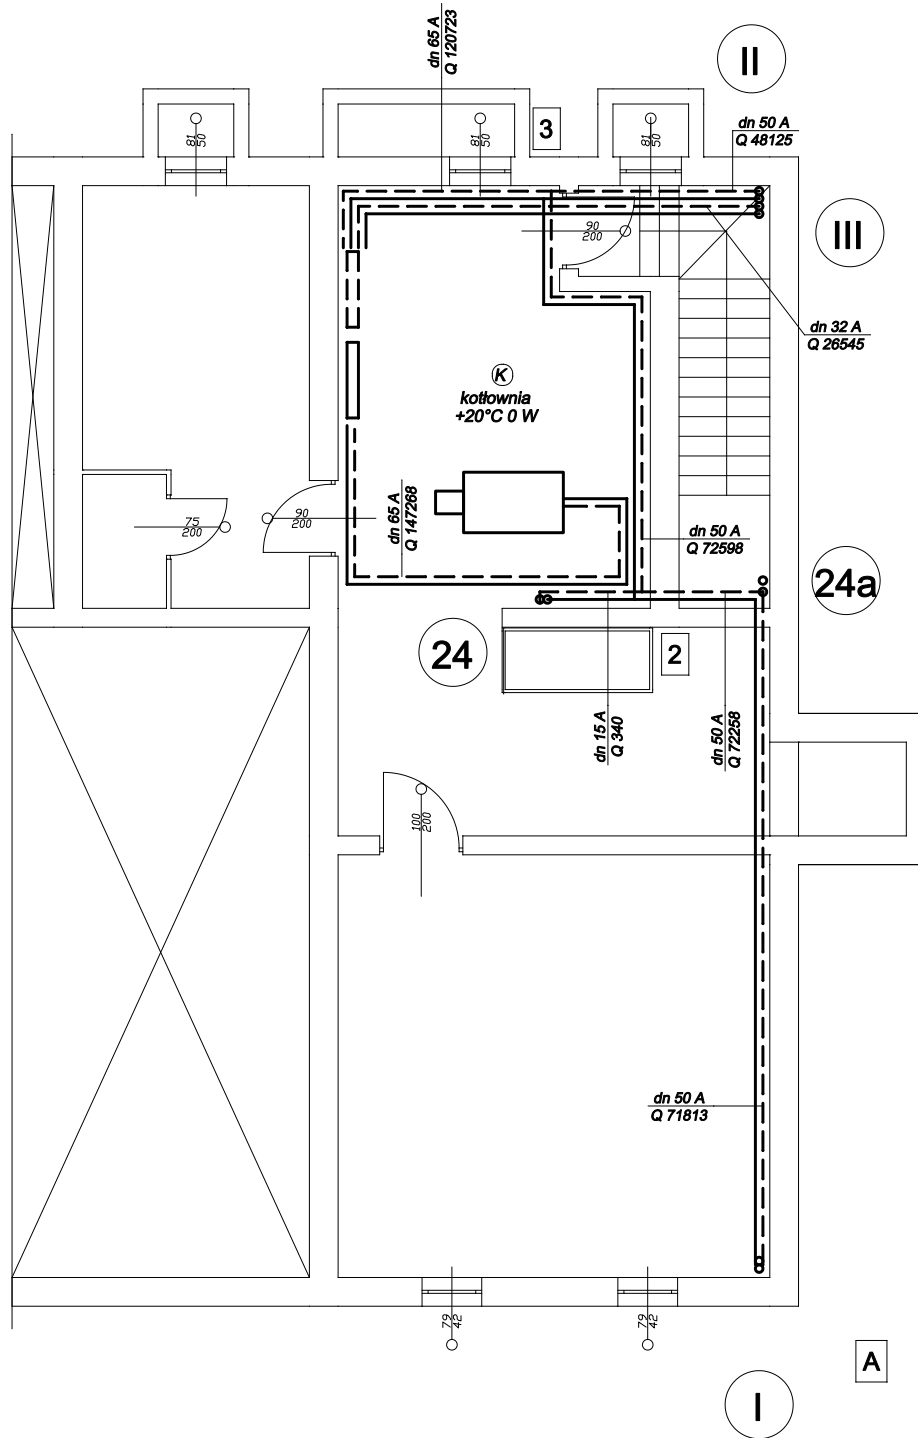

Dąbrówka 13, 42-110 Popów
NIP 574-167-89-56
IDS 240318331

NAZWA OPRACOWANIA	PROJEKT BUDOWALNY PRZEBUDOWY KOTŁOWNI, INSTALACJI C.O. I INSTALACJI GAZU W BUDYNKU SZKOŁY PODSTAWOWEJ PRZY UL. SZKOLNEJ 44 W STARCZY		
PRZEDMIOT RYSUNKU	RZUT PIWNIC INSTALACJA C.O.	SKALA 1:100	RYS. 7
PROJEKTOWAŁ	STANISŁAW SOLUCH	nr upr. UAN-VIII-83861/84/85	DATA 12.07
SPRAWDZIŁ	mgr inż. ZBIGNIEW JARKIEWICZ	nr upr. 717/01	DATA 12.07