


# RZUT PARTERU

1:100

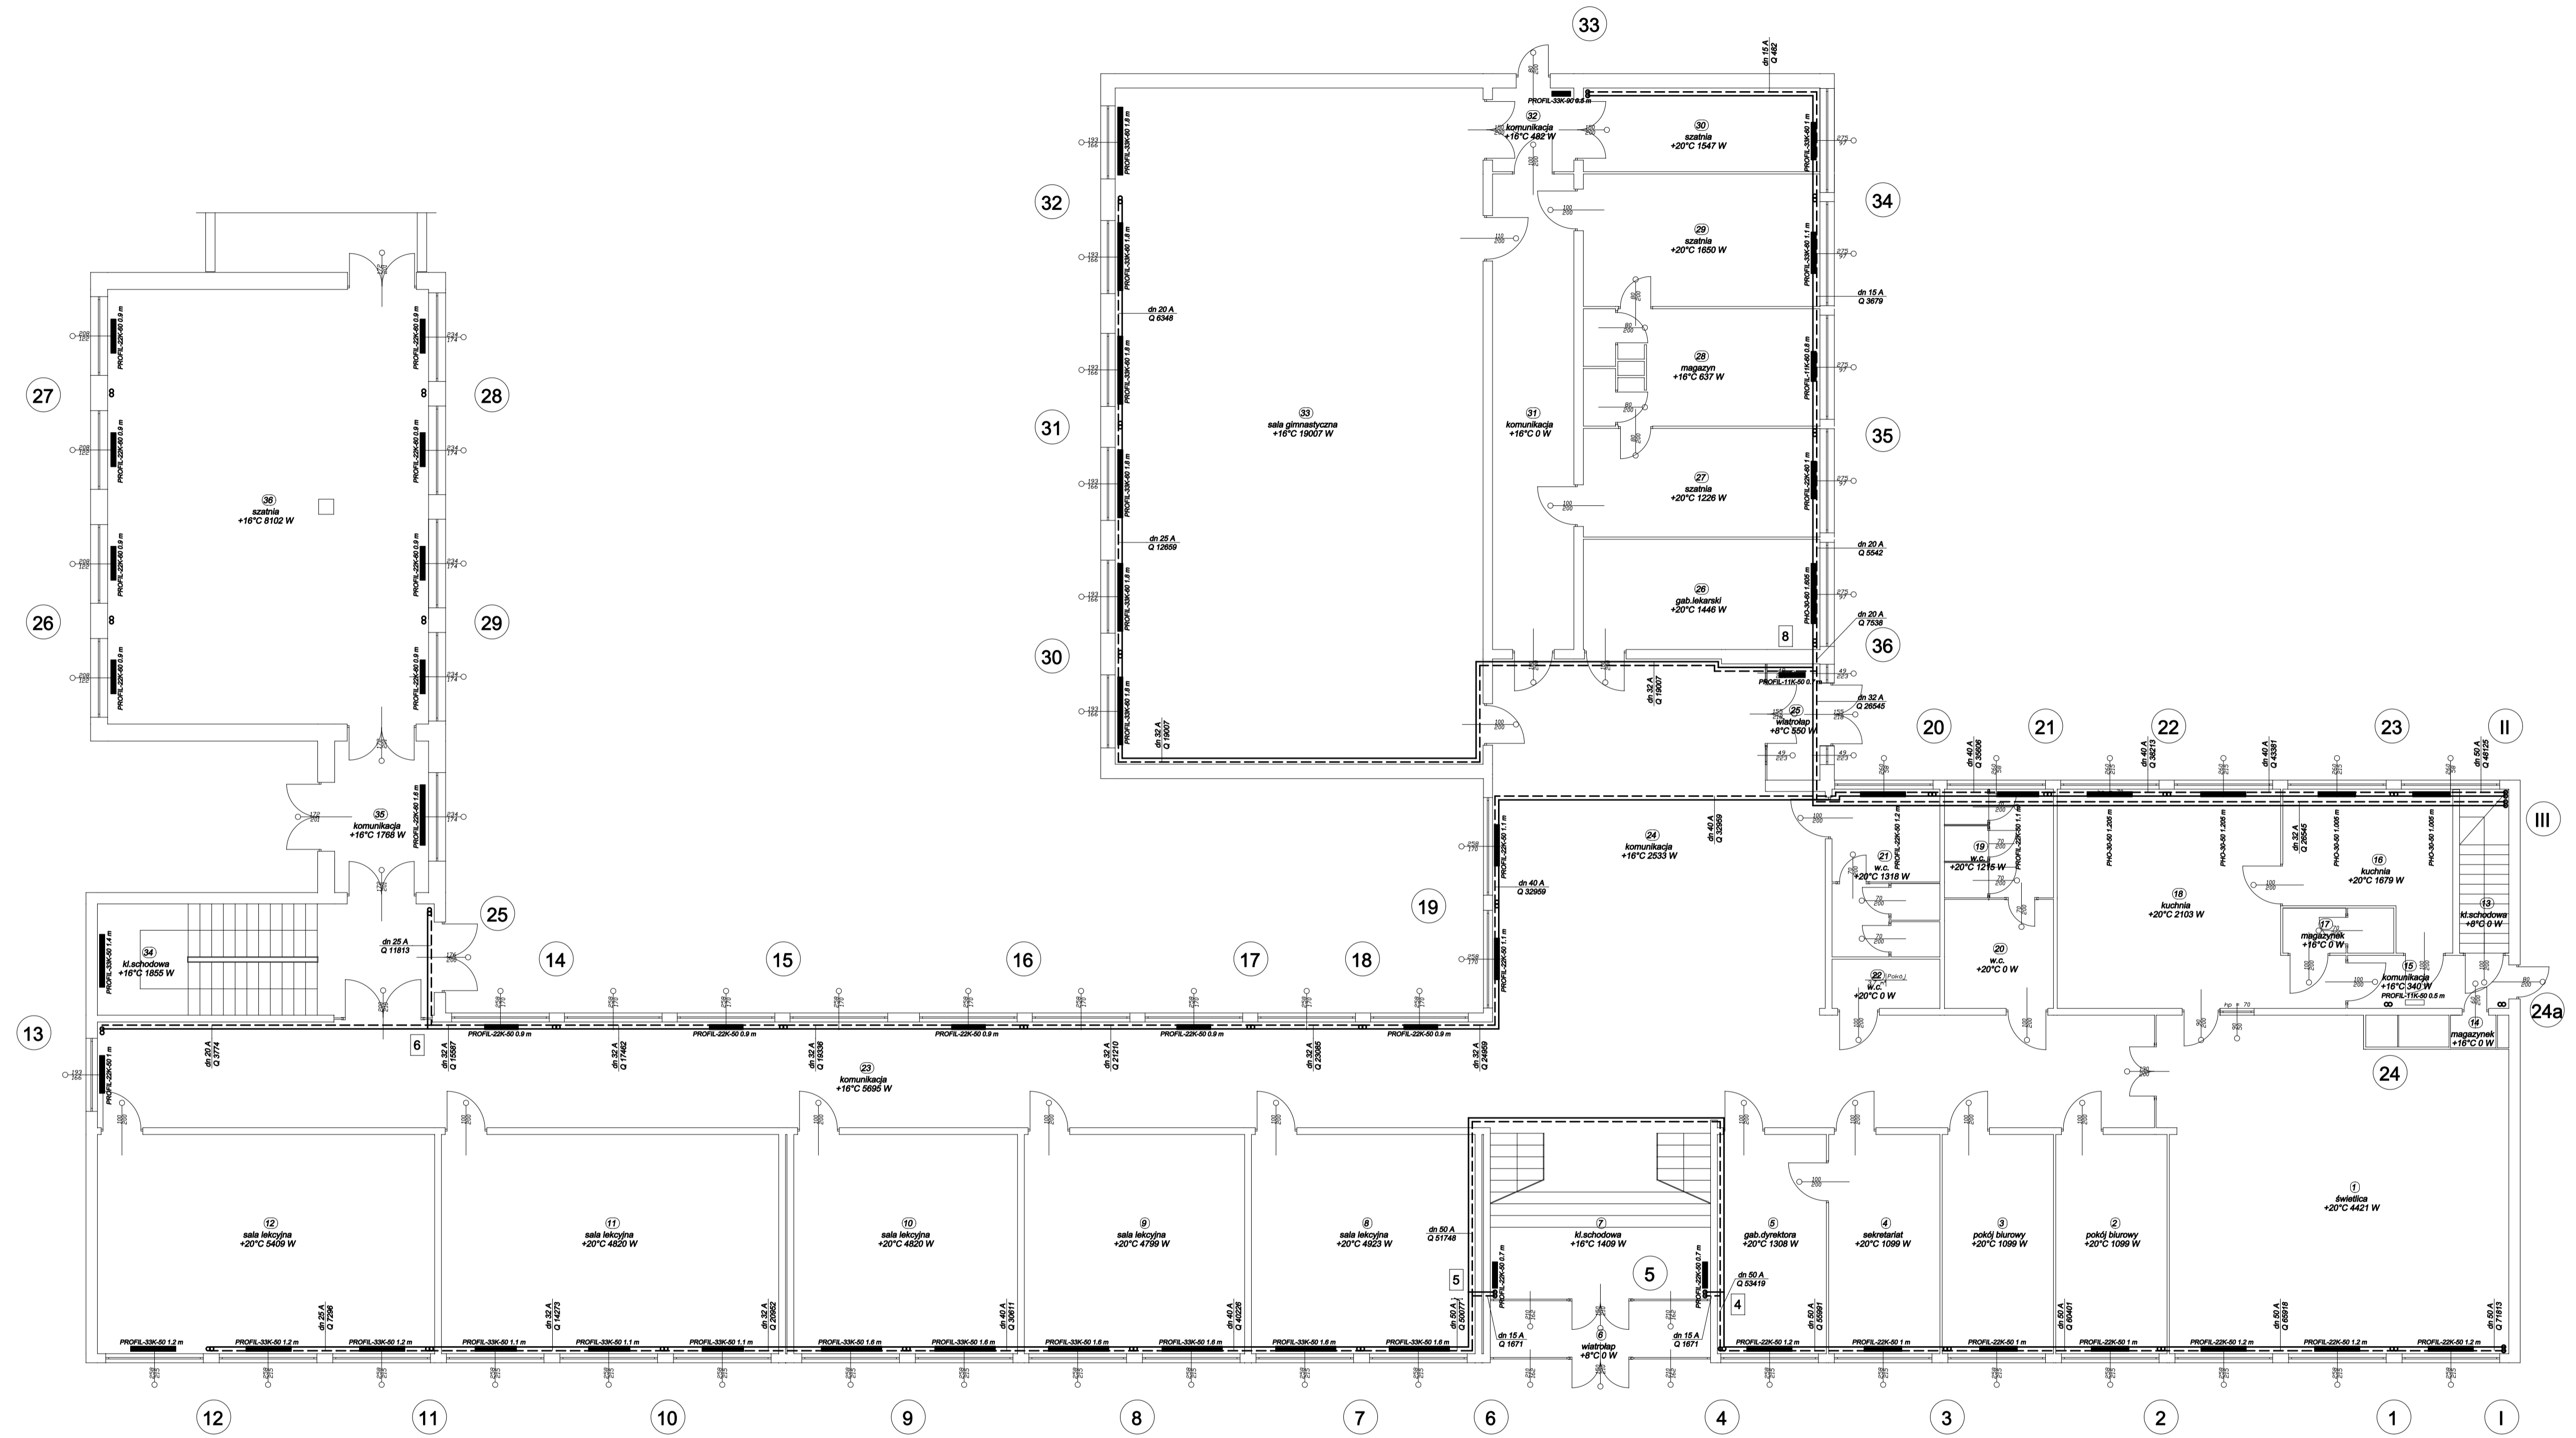

**MP** Dąbrowka 13, 42-110 Popów  
*projekty* NIP 574-167-89-56  
 IDS 240318331

PROJEKT BUDOWALNY PRZEBUDOWY KOTŁOWNI,  
 INSTALACJI C.O. I INSTALACJI GAZU W BUDYNKU  
 NAZWA SZKOŁY PODSTAWOWEJ PRZY UL. SZKOLNEJ 44  
 W STARCZY

PRZEDMIOT RYSUNKU	RZUT PARTERU. INSTALACJA C.O.	SKALA 1:100	RYC. 8
PROJEKTOWAŁ	STANISŁAW SOLIUCH	ry. upr. UAN-VIII-43861/04/05	DATA 12.07
SPRAWDZIŁ	ZBIGNIEW JAROSZEWICZ	ry. upr. 717/01	DATA 12.07