



# RZUT PARTERU

1:100

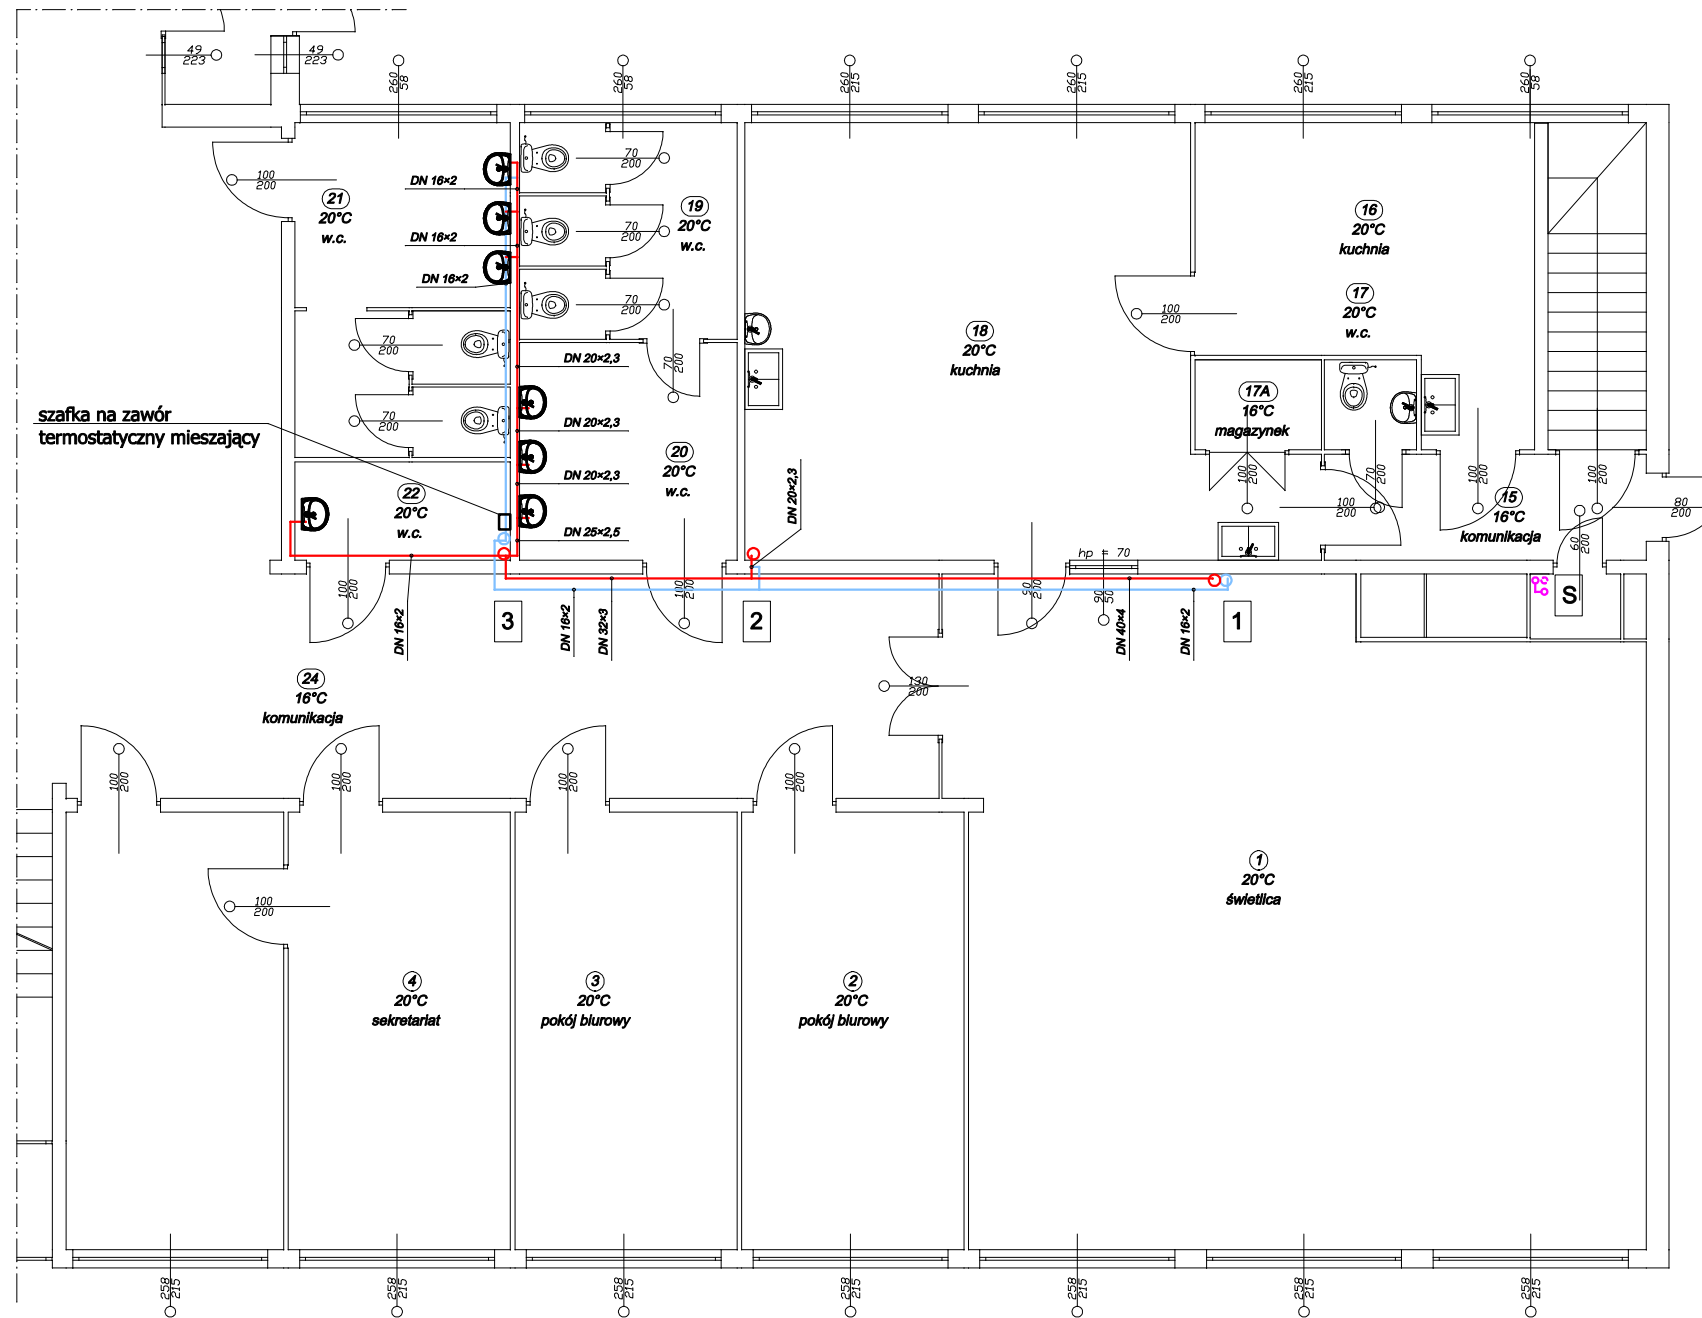

### LEGENDA

- - woda ciepła
- - cyrkulacja
- - powrót - kolektory
- - - - zasilanie - kolektory

 <b>Dąbrówka 13, 42-110 Popów</b> NIP 574-167-89-56 IDS 240318331		PROJEKT BUDOWALNY PRZEBUDOWY INSTALACJI C.W.U. I UKŁADU KOLEKTORÓW SŁONECZNYCH DO WSPOMAGANIA PRZYGOTOWANIA C.W.U. W BUDYNKU SZKOŁY PRZY UL. SZKOLNEJ 44 W STARCZY	
		NAZWA OPRACOWANIA	
PRZEDMIOT RYSUNKU	RZUT PARTERU	SKALA 1:100	RYS. 7
PROJEKTOWAŁ	mgr inż. PIOTR MAGIERA	nr upr. SLK/0499/PWOS/04	DATA 02.11
SPRAWDZIŁ	mgr inż. ANDRZEJ BORKOWSKI	nr upr. SLK/1453/POWS/06	DATA 02.11