



RZUT PIĘTRA

1:100

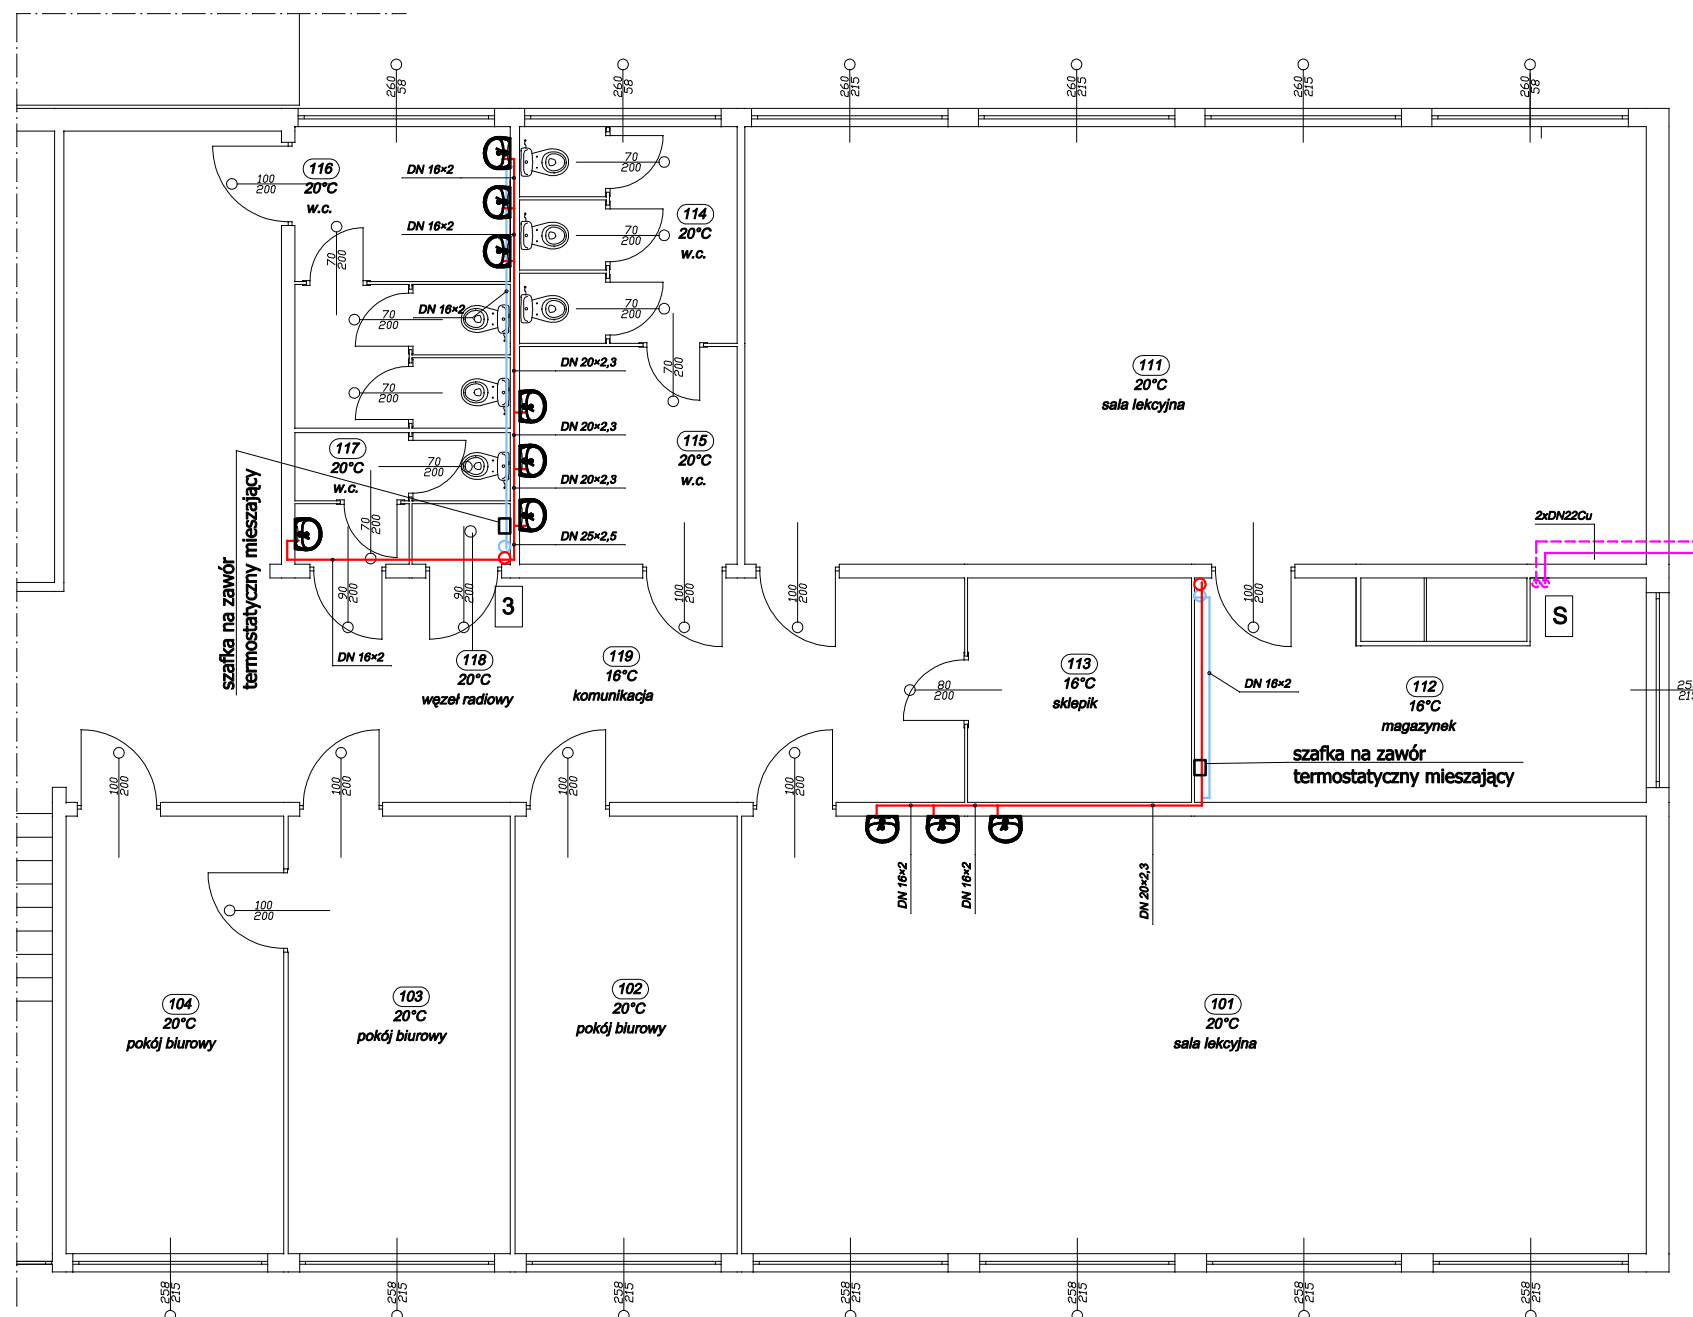

LEGENDA

- - woda ciepła
- - cyrkulacja
- - powrót - kolektory
- - - - zasilanie - kolektory

| | | | |
|--|-------------------------------|--|---------------|
|  Dąbrówka 13, 42-110 Popów NIP 574-167-89-56 IDS 240318331 | | PROJEKT BUDOWALNY PRZEBUDOWY INSTALACJI C.W.U. I UKŁADU KOLEKTORÓW SŁONECZNYCH DO WSPOMAGANIA PRZYGOTOWANIA C.W.U. W BUDYNKU SZKOŁY PRZY UL. SZKOLNEJ 44 W STARCZY | |
| | | NAZWA OPRACOWANIA | |
| PRZEDMIOT RYSUNKU | RZUT PIĘTRA | SKALA 1:100 | RYS. 8 |
| PROJEKTOWAŁ | mgr inż. PIOTR MAGIERA | nr upr. SLK/0499/PWOS/04 | DATA 02.11 |
| SPRAWDZIŁ | mgr inż. ANDRZEJ BORKOWSKI | nr upr. SLK/1453/POWS/06 | DATA 02.11 |