



RZUT DACHU

1:100

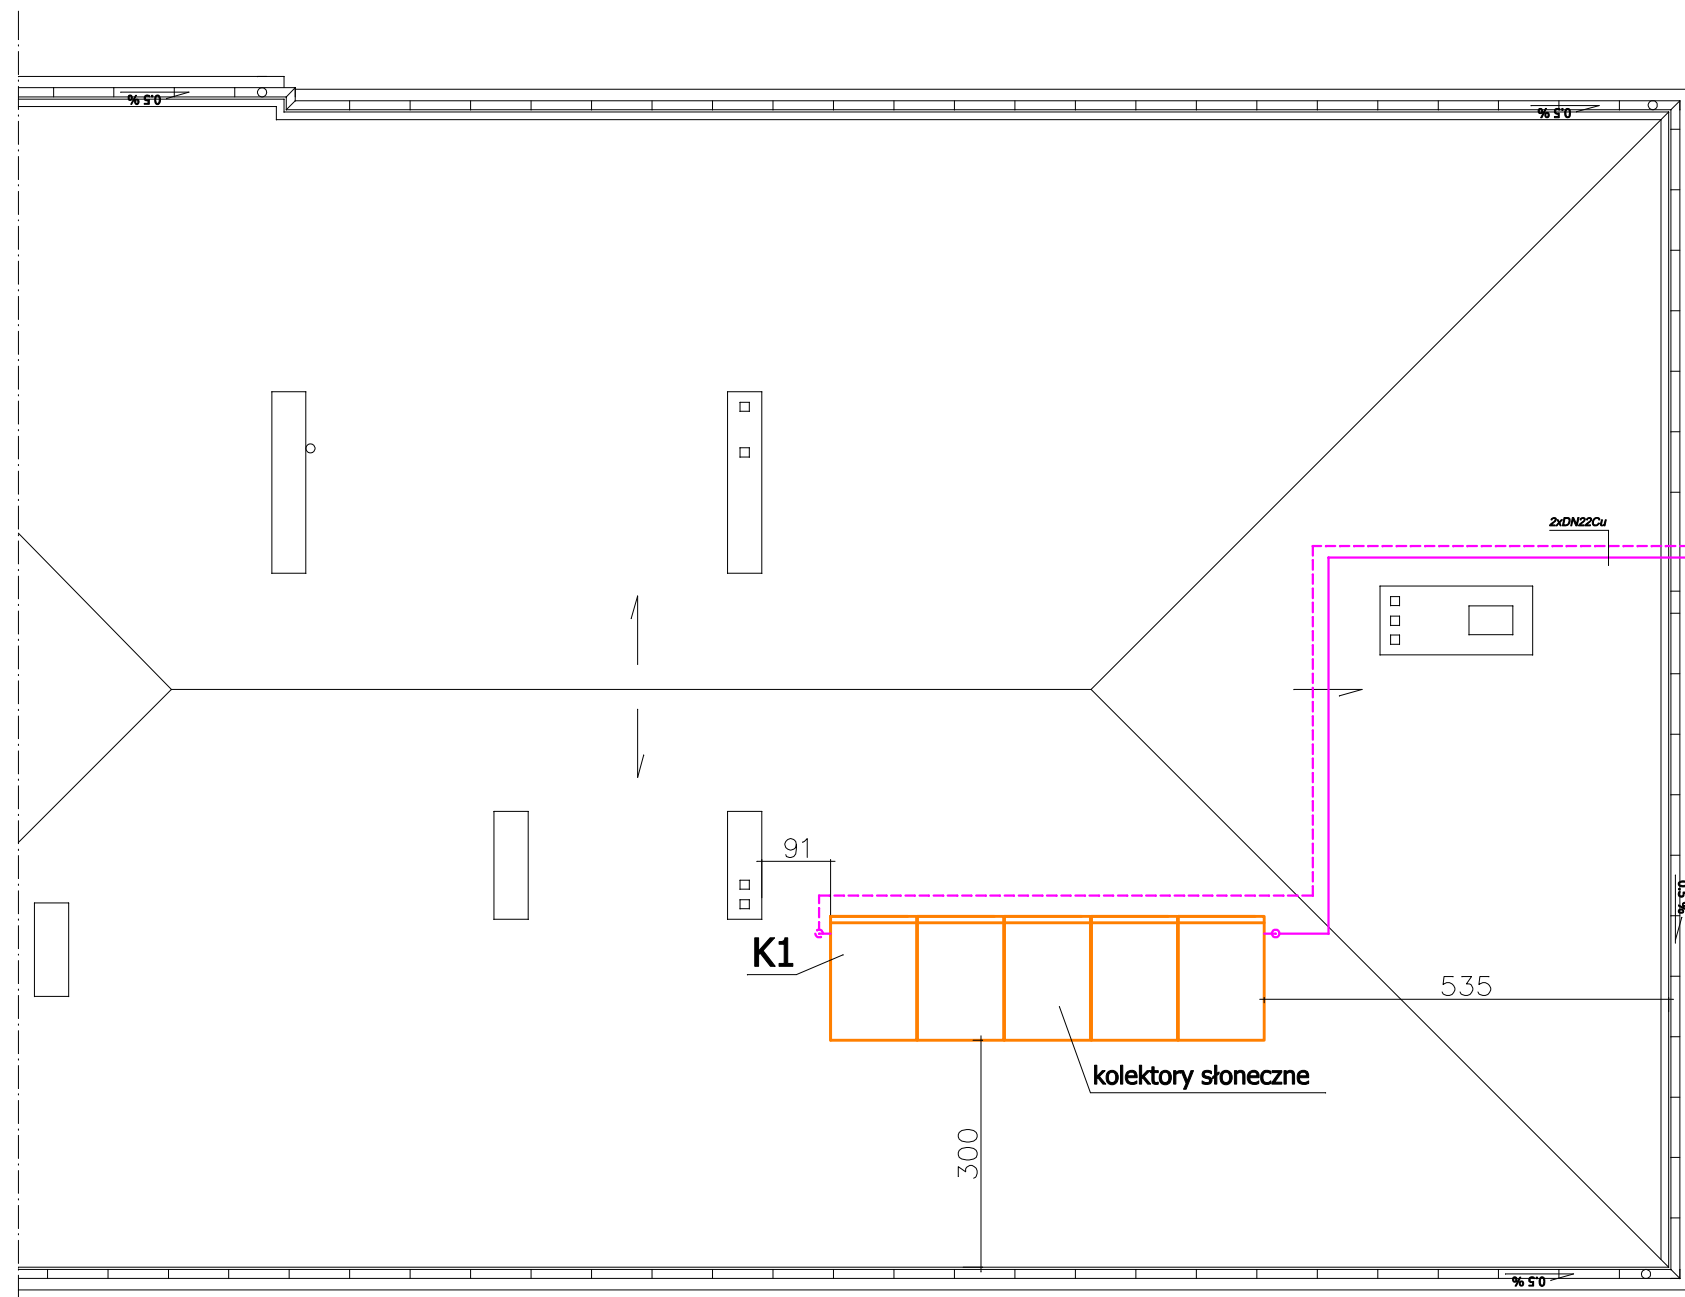

LEGENDA

- - powrót - kolektory
- - - - zasilanie - kolektory

		Dąbrówka 13, 42-110 Popów NIP 574-167-89-56 IDS 240318331		
		PROJEKT BUDOWALNY PRZEBUDOWY INSTALACJI C.W.U. I UKŁADU KOLEKTORÓW SŁONECZNYCH DO WSPOMAGANIA PRZYGOTOWANIA C.W.U. W BUDYNKU SZKOŁY PRZY UL. SZKOLNEJ 44 W STARCZY		
NAZWA OPRACOWANIA	RZUT DACHU		SKALA 1:100	RYS. 9
PRZEDMIOT RYSUNKU	mgr inż. PIOTR MAGIERA	nr upr. SLK/0499/PWOS/04	DATA 02.11	
PROJEKTOWAŁ	mgr inż. ANDRZEJ BORKOWSKI	nr upr. SLK/1453/POWS/06	DATA 02.11	