


I Piętro

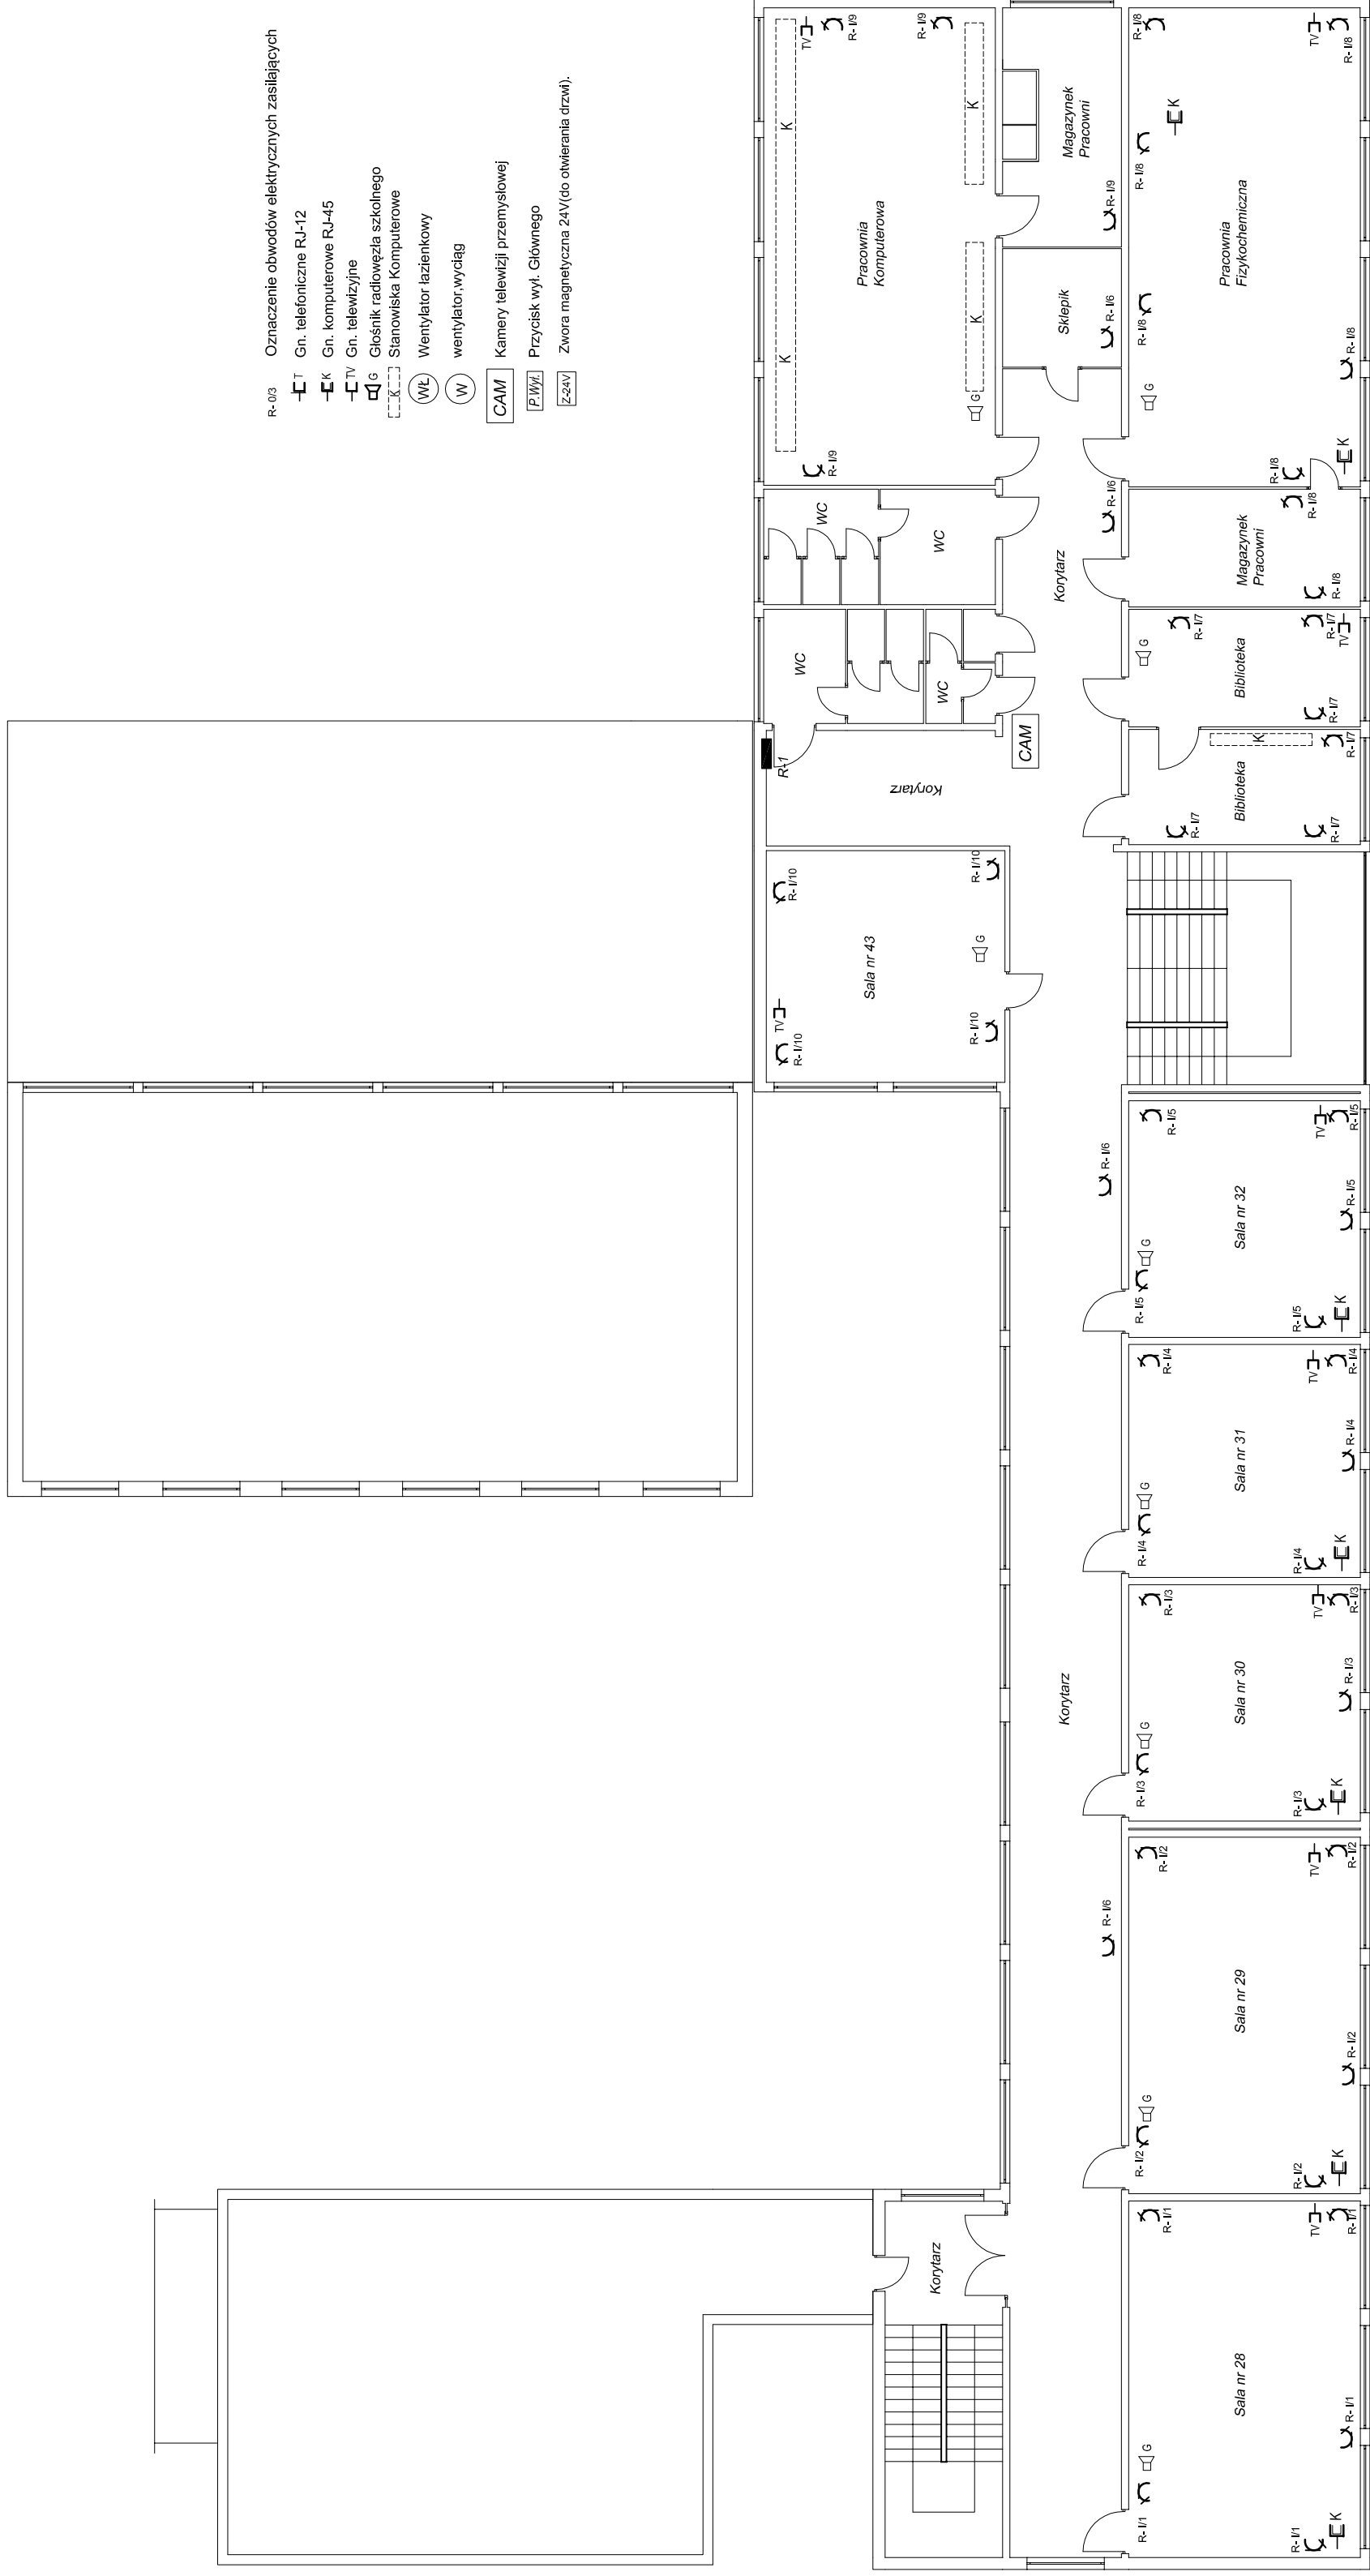

- R-03 Oznaczenie obwodów elektrycznych zasilających
- T Gn, telefoniczne RJ-12
 - K Gn, komputerowe RJ-45
 - TV Gn, telewizyjne
 - G Gn, Główny rozdzelnik szkolnego
 - S Stownik komputerowy
 - (W) Wentylator łazienkowy
 - (W) wentylator, wydech
 - CAM Kamery telewizji przemysłowej
 - [P/W] Przycisk wyl. Głównego
 - [ZzV] Zwora magnetyczna 24V (do otwierania drzwi).

- C Gn, 230 V
- C Gn, 230 V hermetyczne
- C Gn, 3-faz. hermetyczne
- R-GI Rozdzielnia bezpiecznikowa

Temat:	Projekt Remontu i Modernizacji Instalacji Elektrycznej Wewnętrznej	Skala: 1:100
Adres:	Bułdynu Stary Szkoły Podstawowej (Gimnazjum w Starzysku)	Nr rys. 6
Proj. wykon.:	Instalacje elektryczne i telewizyjne	03/22
Stwierdzony:	mgr inż. Marek Łobodziński, UWA, NIP 525 11 38 89	03/22
	mgr inż. Jan Kozłowski, UWA, NIP 74 21 79 64	03/22
		03/22