

Mapa do celów projektowych

gm. Starcza
 obręb Starcza dz nr 1025, 602
 Starcza ul. Polna
 mapa 521.221.174
 skala 1 : 1000

Usługi Geodezyjno-Kartograficzne
 Andrzej Skrzypski
 42-200 Częstochowa, ul. Focha 74/76 m 5
 tel. 0 501 599 087
 NIP 573-138-42-88

GEODETA UPRAWNIONY

Andrzej Skrzypski
 ŚWIADECTWO NR 16555

Z materiałów PZUDP
 uwzględniono
 projekt nr. 699/120/11
 Data: 07.10.2011
 Podpis: [Signature]

OZNACZENIA:


- PROJ. KANALIZACJA ŚCIEKOWA Ø 200/5,9 PCV L=1841,00 mb
- o S DO S39 PROJ. STUDZ. REW. Ø 1000 BET.
- z1 - z 16 PROJ. SIĘĆ WODOCIĄGOWA Ø 125/11,4 PE L=1770,00 mb
- HP1 - HP12 ZAŁAMANIE NA PROJ. SIĘCI WODOCIĄGOWEJ
- t1 - t7 PROJ. SIĘĆ KANALIZACJI TŁOCZNEJ Ø 90/8,2 PE L=770,00 mb
- o PS ZAŁAMANIE NA PROJ. SIĘCI WODOCIĄGOWEJ
- o SR PROJ. PRZEPOMPOWNIA ŚCIEKÓW PODZIEMNA Ø 1200 ŻELBET.
- PROJ. STUDZIENKA ROZPRĘŻNA Ø 800

UWAGA! WSZYSTKIE DŁUGOŚCI I SPADKI PROJ. SIĘCI I PRZYŁĄCZY ZOSTAŁY PODANE NA PROFILACH PODŁUŻNYCH

UZGODNIENIA:

STAROSTA CZĘSTOCHOWSKI
 Zespół Uzgodnień Dokumentacji Projektowej
 Na podstawie art. 28 ust. 1 z dnia 17 maja 1989 r. - Prawo geodezyjne i kartograficzne (Dz.U. z 2005 r. Nr 240, poz. 2027 ze zm.) uzgodniono usytuowanie projektowanych sieci uzbrojenia terenu: sięć wodociągowa i sięć kanalizacji sanitarnej z przyłączami i przepomp. ścieków
 Uzgodnione usytuowanie sieci uzbrojenia terenu podlega wytyczeniu i geodezyjnej inwentaryzacji powykonawczej przez jednostki uprawnione do wykonywania prac geodezyjnych.
 W razie niezgodności realizacji sieci uzbrojenia terenu i zgodności projektem, inwestor zobowiązany jest przedłożyć mapę z wynikami pomiarów powykonawczych właściciemu organowi administracji architektoniczno-budowlanej.
 Uzgodnienie usytuowania projektowanych sieci uzbrojenia terenu zachowuje ważność przez okres 3 lat od dnia wydania opinii w sprawie uzgadniania usytuowania projektowanych sieci uzbrojenia terenu. Uzgodnienie traci ważność w przypadku, w którym mowa w § 13 rozporządzenia Ministra Rozwoju Regionalnego i Budownictwa z dnia 2 kwietnia 2001 r. w sprawie geodezyjnej ewidencji sieci uzbrojenia terenu oraz zespołów uzgadniania dokumentacji projektowej (Dz.U. Nr 38, poz. 455)

2922
 699/12
 (sygn. opinii)
 2012-03-10
 Marak Dudziak
 przewodniczący Zespołu Uzgodnień Dokumentacji Projektowej przy Staroście Częstochowskim

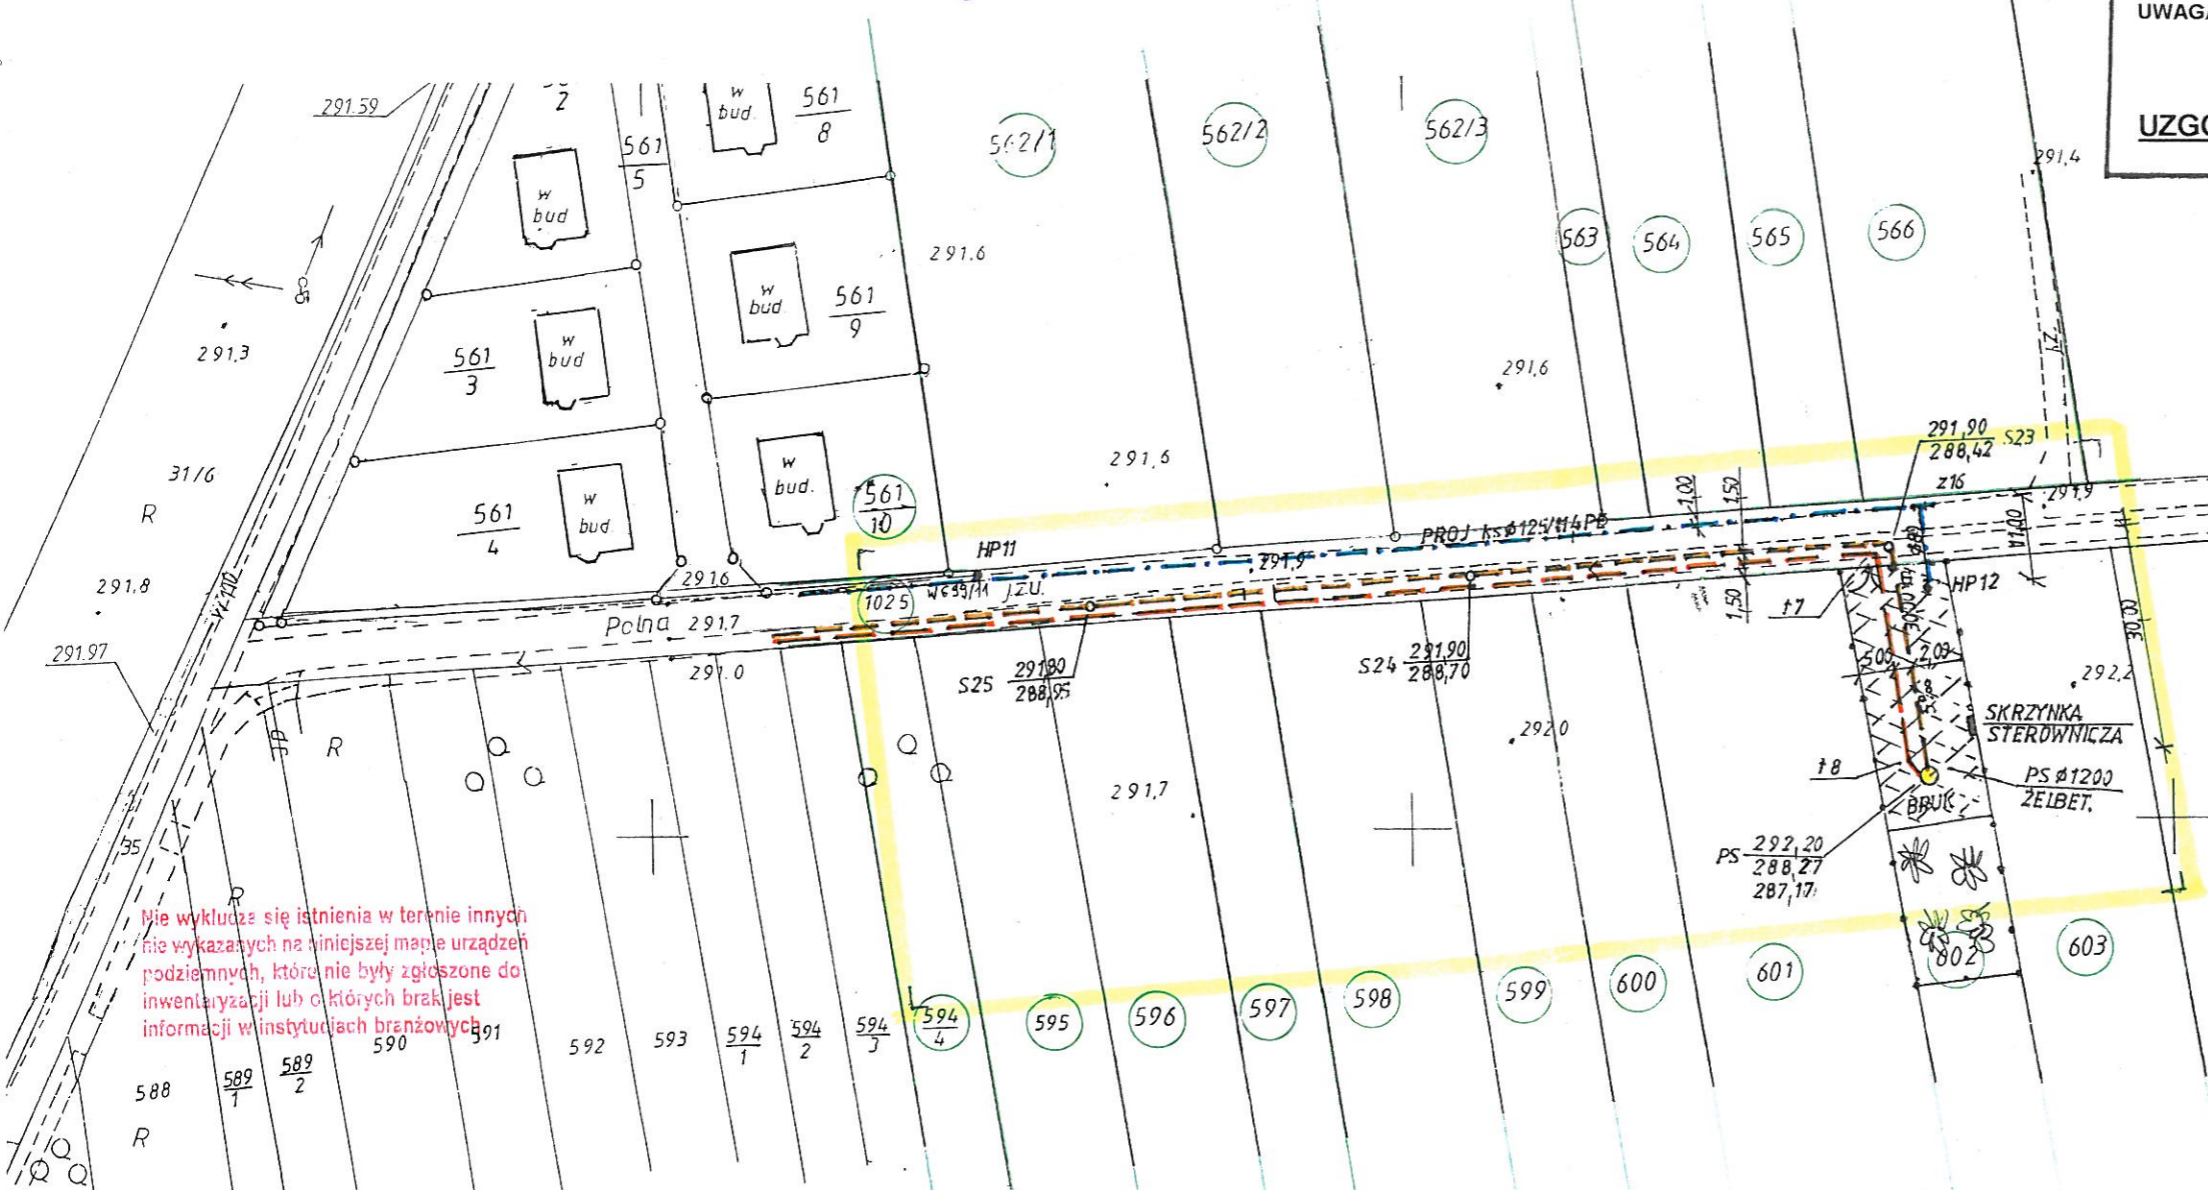

nie wyklucza się istnienia w terenie innych nie wykazanych na niniejszej mapie urządzeń podziemnych, które nie były zgłoszone do inwentaryzacji lub o których brak jest informacji w instytucjach branżowych

STAROSTA CZĘSTOCHOWSKI
 Powiatowy Ośrodek Dokumentacji Geodezyjnej i Kartograficznej
 W obszarze oznaczonym mapą dokonano aktualizacji treści mapy zasadniczej. Dokumenty z pomiaru uzbrojenia terenu zostały do zasobu powiatowego w dniu 10.10.2011 r. i zamieszczono w tym celu. Niniejsza mapa może służyć do celów projektowych. Projektowane punkty budowlane wymagające pozwolenia na budowę podlegają wytyczeniu i inwentaryzacji powykonawczej przez jednostki uprawnione do wykonywania prac geodezyjnych.
 10.10.2011
 Częstochowa, dn. 10.10.2011

STAROSTA CZĘSTOCHOWSKI
 POWIATOWY OŚRODEK DOKUMENTACJI GEODEZYJNEJ I KARTOGRAFICZNEJ
 Reprodukowanie, rozpowszechnianie i rozprowadzanie niniejszego dokumentu wymaga zezwolenia, o którym mowa w art. 10 ustawy z dnia 17 maja 1989 r. - Prawo geodezyjne i kartograficzne (Dz. U. 2005 r. Nr 240, poz. 2027 z późn. zm.)
 10.10.2011
 Częstochowa, dn. 10.10.2011

BIURO USŁUGOWO-PROJEKTOWE „WODOPROJEKT I” 42-100 KŁOBUCK UL. PARKOWA 4a TEL. (034) 317-18-48	
Obiekt	-SIĘĆ WODOCIĄGOWA Ø 125/11,4 PE -SIĘĆ KANALIZACJI SANITARNEJ Ø 200/5,9 PCV -SIĘĆ KANALIZACJI SANITARNEJ TŁOCZNEJ Ø 90/8,2 PE WRAZ Z PRZEPOMPOWNIĄ ŚCIEKÓW PODZIEMNĄ PS - PRZYŁĄCZA KANALIZACJI SANITARNEJ Ø 160/4,7 PCV
Inwestor	GMINA STARCZA UL. GMINNA 4, 42-261 STARCZA
Adres	STARCZA UL. SZKOLNA DR. NR 1023/2, UL. BRZOZOWA DR. NR 1024, UL. POLNA DR. NR 1025, DZ. NR 620, 628/1, 629, W1003, 587, 588, 589/1, 589/2, 590, 602, 371/2 - 371/51,
Treść	Projekt wykonawczy sieci wodociągowej oraz sieci kan. sanitarnej wraz z przyłączami.
Opracował	STANISŁAW SOLUCH Upraw. Do projekt. Kier. i nadzorowania W zakresie robót inst. i sieci sanitarnych Upr. Nr NT - 83861/31/78 Upr. Nr UAN-VIII-83861/84/85
	Rys. nr 5 Skala 1 : 1000 Podpis [Signature] Data 08.2011r.
Projektował	
Sprawdził	

Fig. nr. 10
 Marak Dudziak
 OŚRODEK SPECJALISTA