



2-329/23

1-119/B

2-329/22

2-329/21

1/B

26/9

m

bet.

- kost. br.

w40

284.0

283.8

s17 283,20
281,15

w bud.

2-326/12

2-326/13

5616500.00
6575800.00

2-326/14

326/20

N

s16 283,00
280,65

282.12

2-326/15

2-326/18

2-326/19

2-326/16

sg3

sg1

wØ125/11,4PE
l=138,90mb

ksØ200/5,9PVC


ksØ200/5,9PVC
50,00mb 0,5%

g/267/2015 50,00mb 0,5%

s3 282,00
279,40

s2 282,50
279,15

2-244/RV

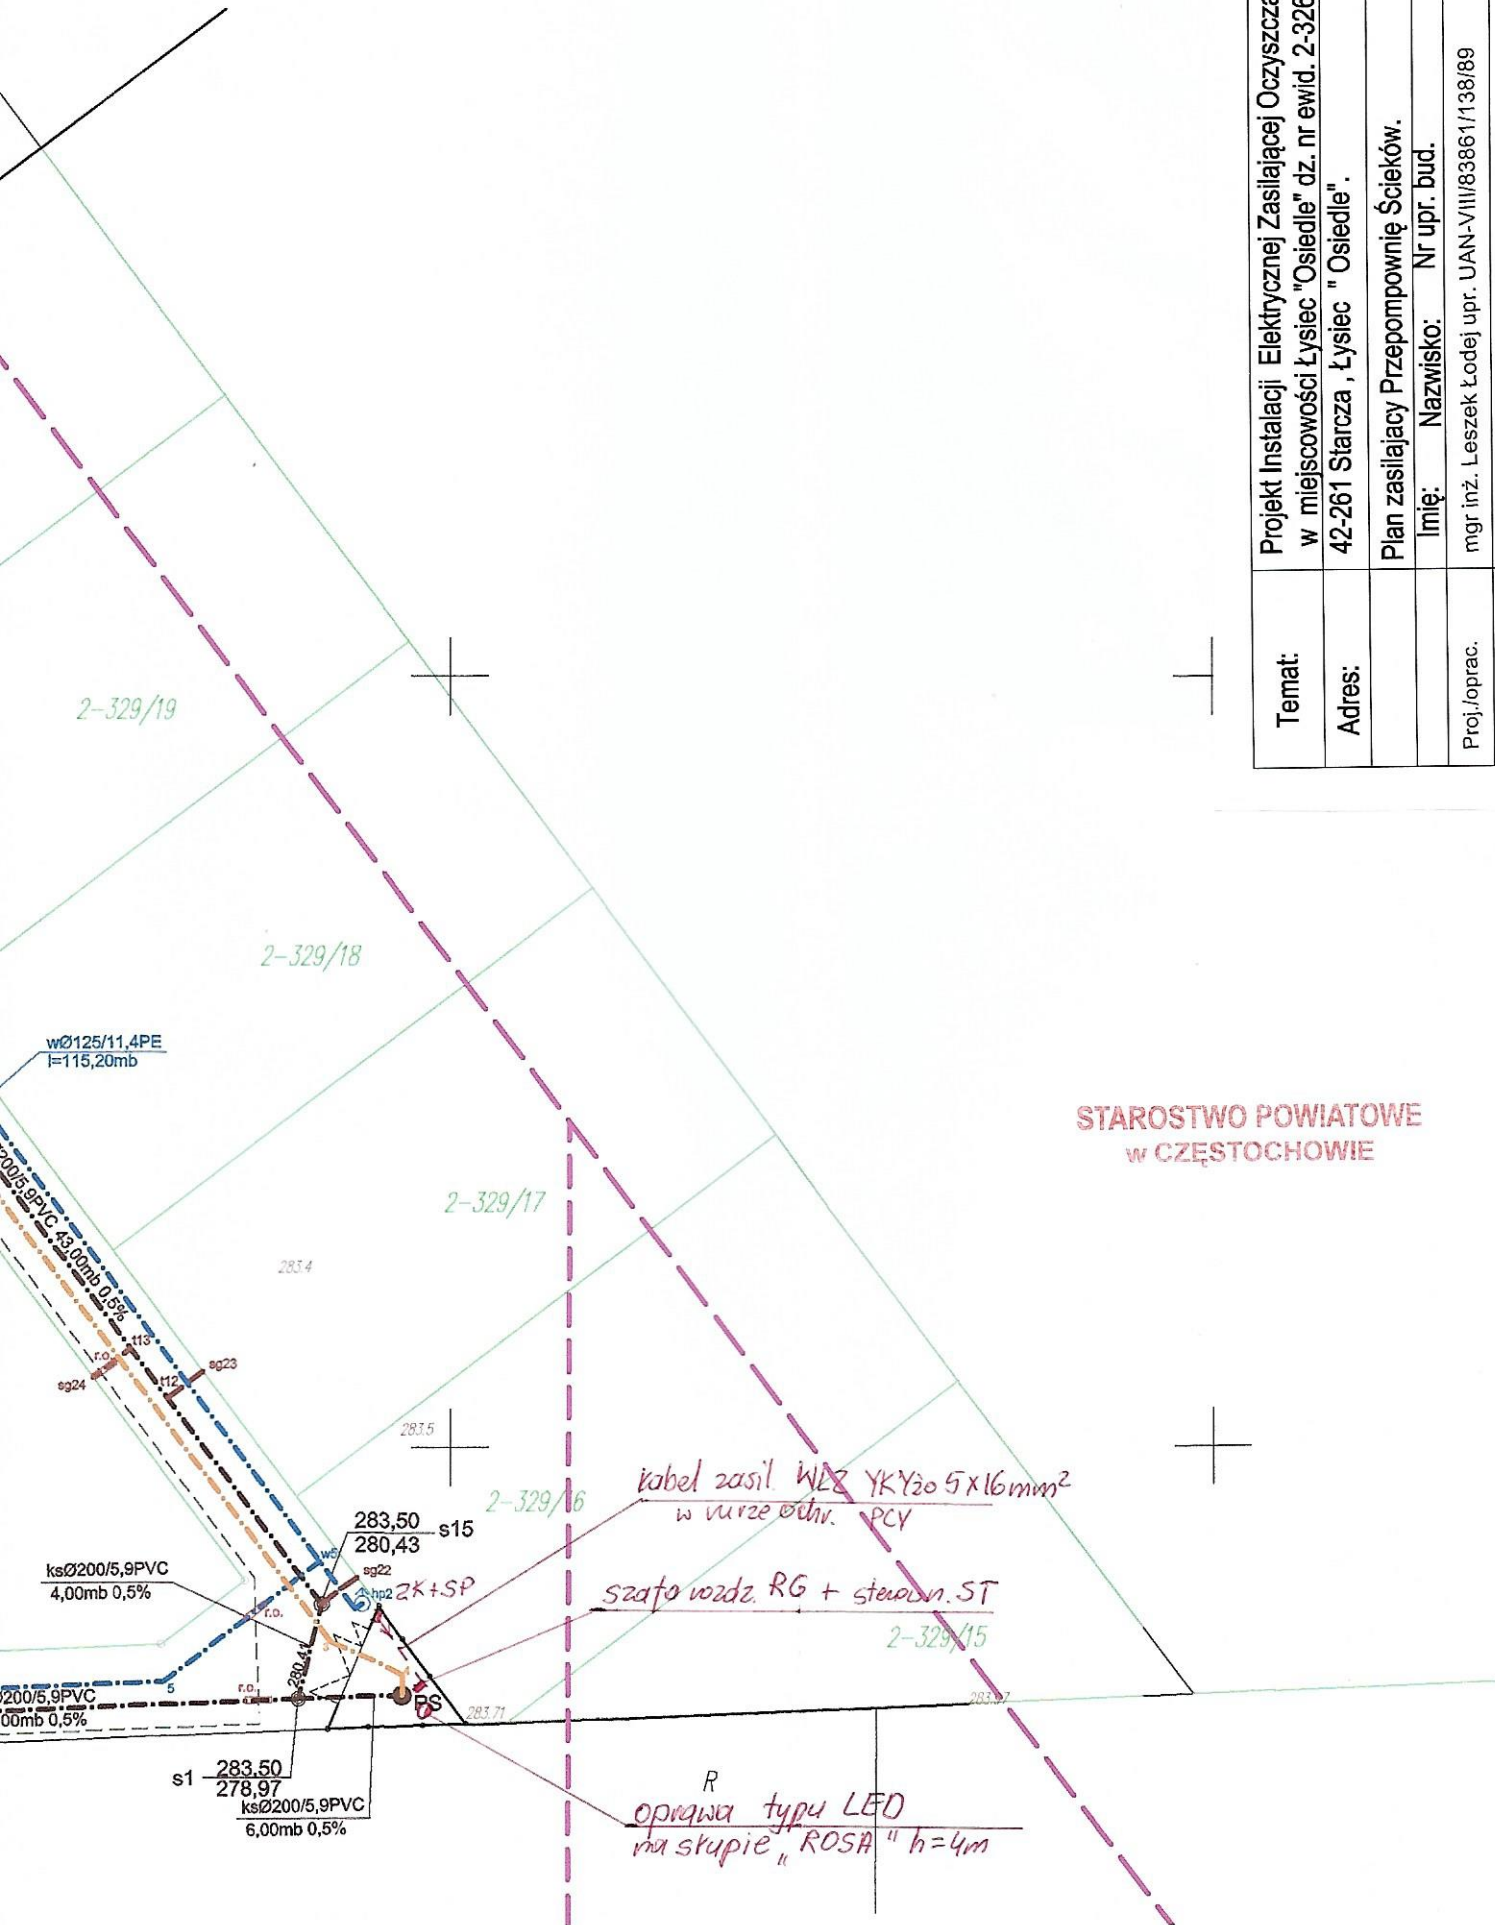

STAROSTWO POWIATOWE
W CZĘSTOCHOWIE

Temat:	Projekt Instalacji Elektrycznej Zasilającej Oczyszczalnię Ścieków w miejscowości Łysiec "Osiedle" dz. nr ewid. 2-326/17.		
Adres:	42-261 Starcza, Łysiec "Osiedle".		
	Skala: 1:500		
	Nr rys: 1		
	Plan zasilający Przepompownię Ścieków.		
	Imię:	Nazwisko:	Nr upr. bud.
Proj./oprac.	mgr inż. Leszek Łodej upr. UAN-VIII/83861/138/89		Data: II.17r.
Sprawdzający	mgr inż. Jan Kostrzanowski upr. UAN-VIII-7342/156/94		II.17r.