

Mapa do celów projektowych

Jedn. ewid: 240416_2 Starcza

Obręb: 0002 Łysiec

Łysiec ul. Myśliwska

Działki ewidencyjne według zakresu

mapa 6.139.30.13.2.4

skala 1: 500

KEFG GK 6641.4165.2015

Składowanie współrzędnych płaskich: 2000/18

Składowanie współrzędnych wysokościowych: Kronsztadt/86

Mapę wykonał geodeta uprawniony Andrzej Skrzypski


GEODETA UPRAWNIONY


Andrzej Skrzypski
ŚWIADECTWO NR 16555

6642. 4265. 2016

Wzrost: 2016.12.13	
Organ prowadzący: STAROSTA CZESTOCHOWSKI	
Koszt materiału: p. 2404. 2015. 3835	
Identyfikacja: 2016.12.13	
Data wydania kopii: 2016.12.13	
Imię, nazwisko i podpis osoby reprezentującej organ: Zdzisław STAROSTA CZESTOCHOWSKI	

Inspektor
W Wydziale Geodezji i Kartografii

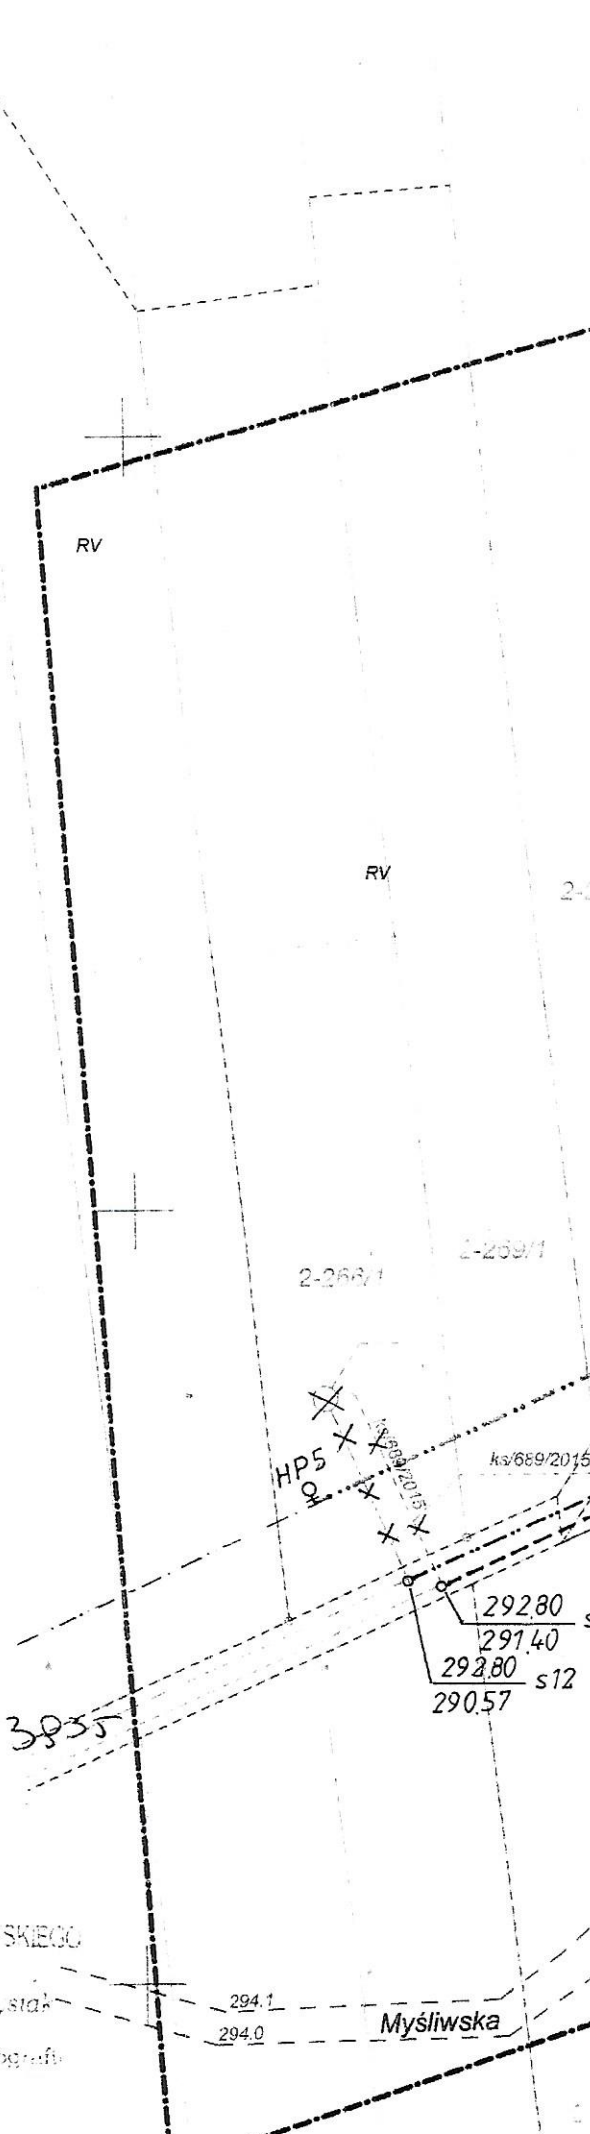

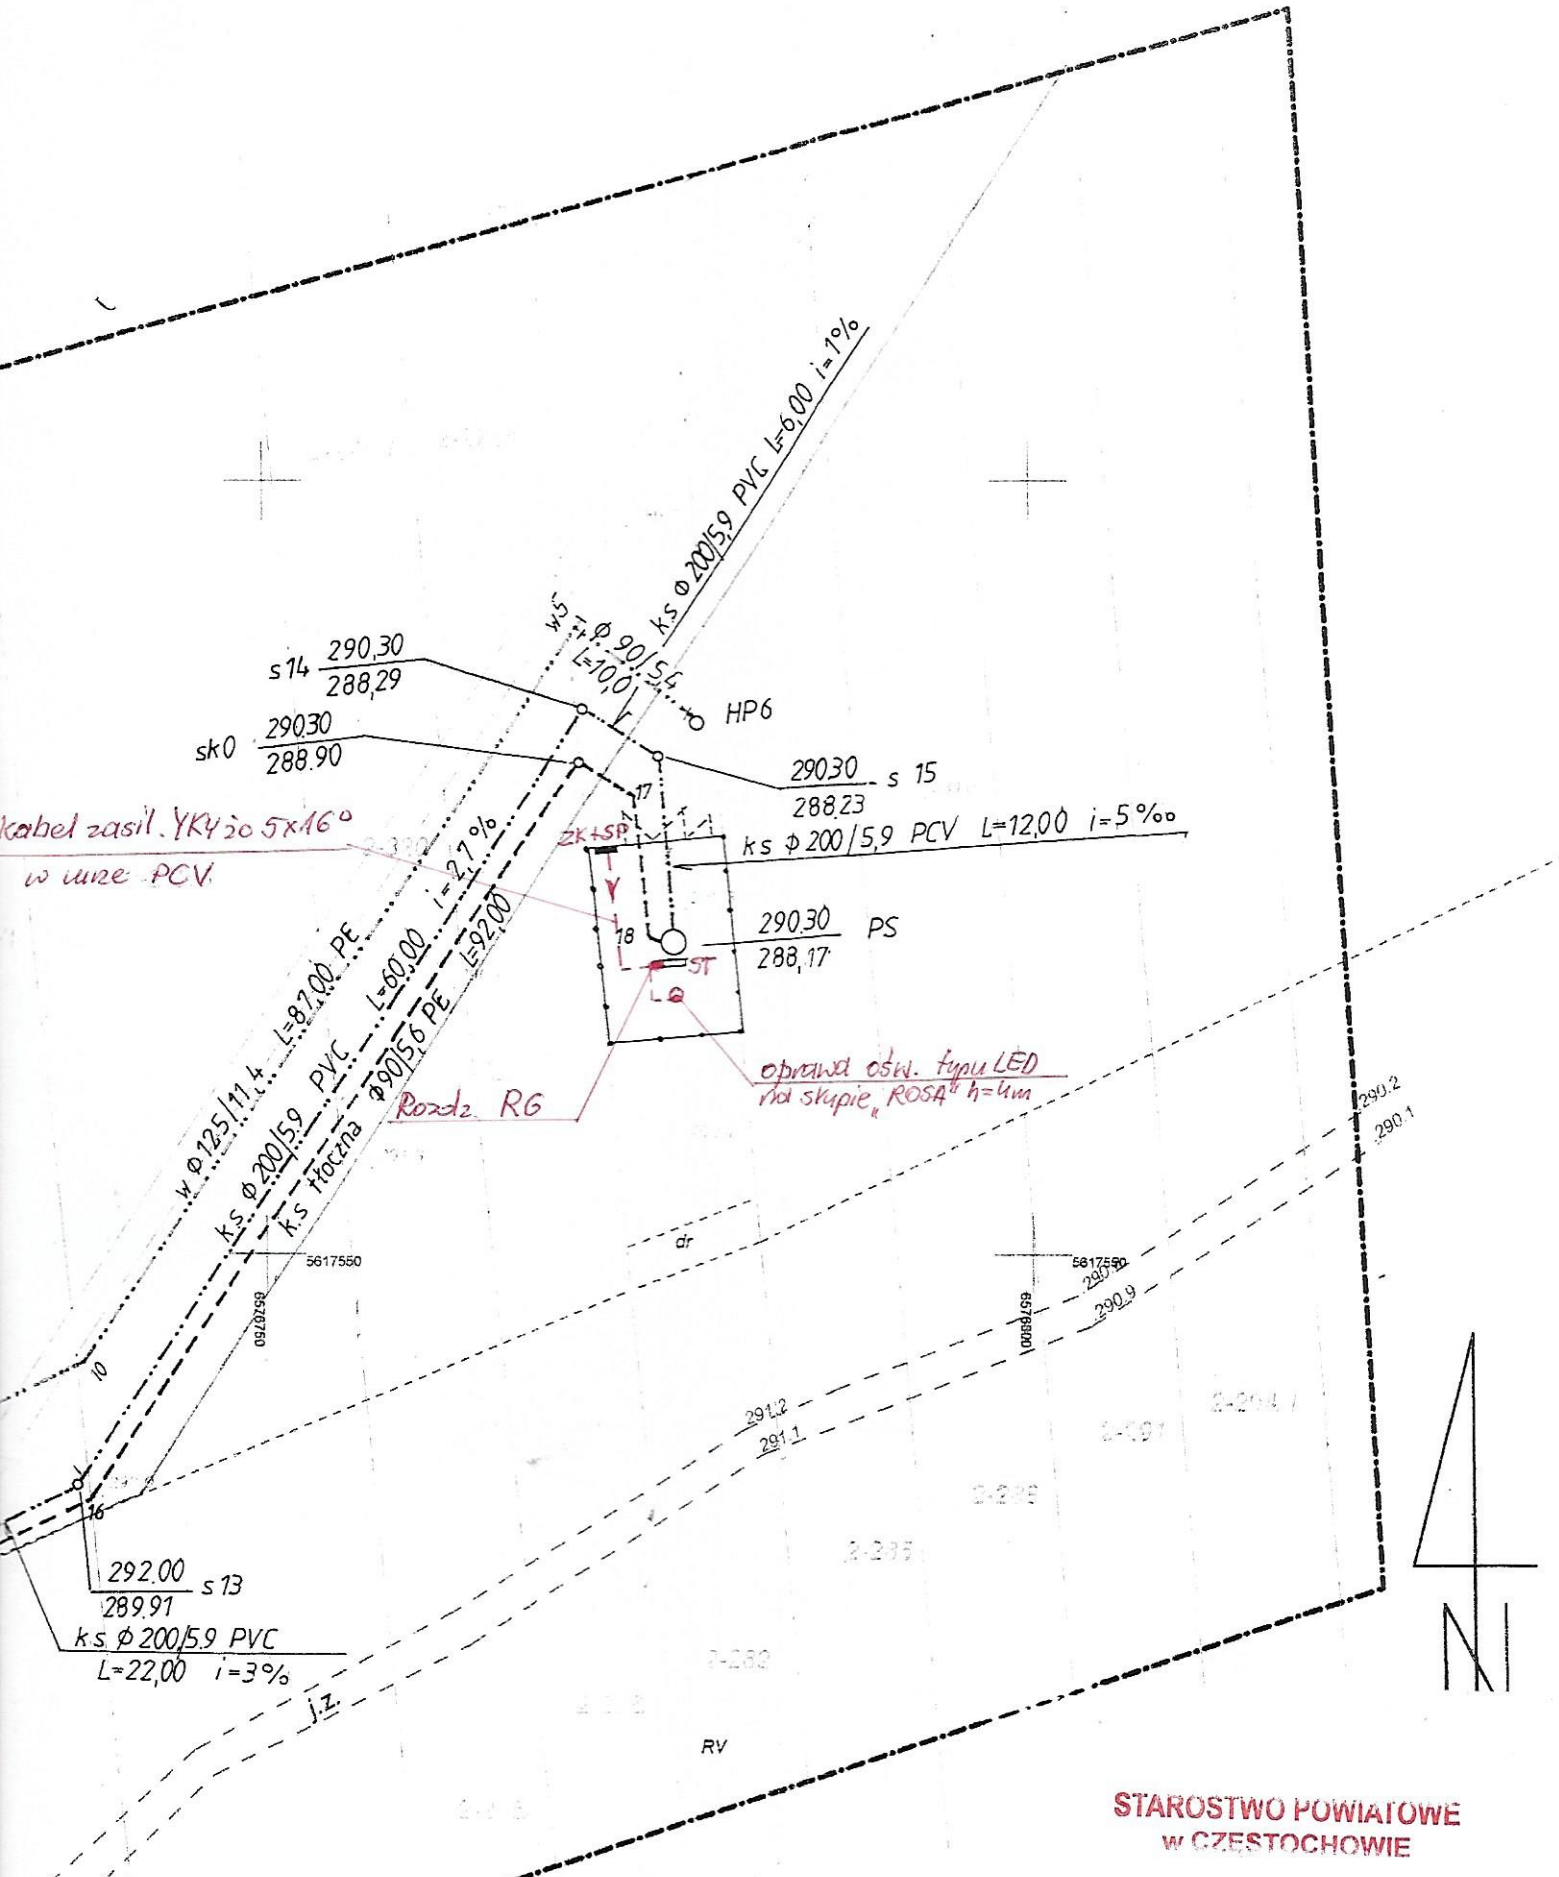

STAROSTWO POWIATOWE
W CZESTOCHOWIE

Temat:	Projekt Instalacji Elektrycznej Zasilającej Oczyszczalnię Ścieków w miejscowości Łysiec ul. Strażacka, ul. Myśliwska dz. nr ewid. 282.		
Adres:	42-261 Starcza , Łysiec ul. Strażacka, ul. Myśliwska.	Skala: 1:500	
	Plan zasilający Przepompownię Ścieków.	Nr rys: 1	
	Imię: Nazwisko: Nr upr. bud.	Data:	
Proj./oprac.	mgr inż. Leszek Łodej upr. UAN-VIII/83861/138/89	II.17r.	
Sprawdzający	mgr inż. Jan Kostrzanowski upr. UAN-VIII-7342/156/94	II.17r.	